

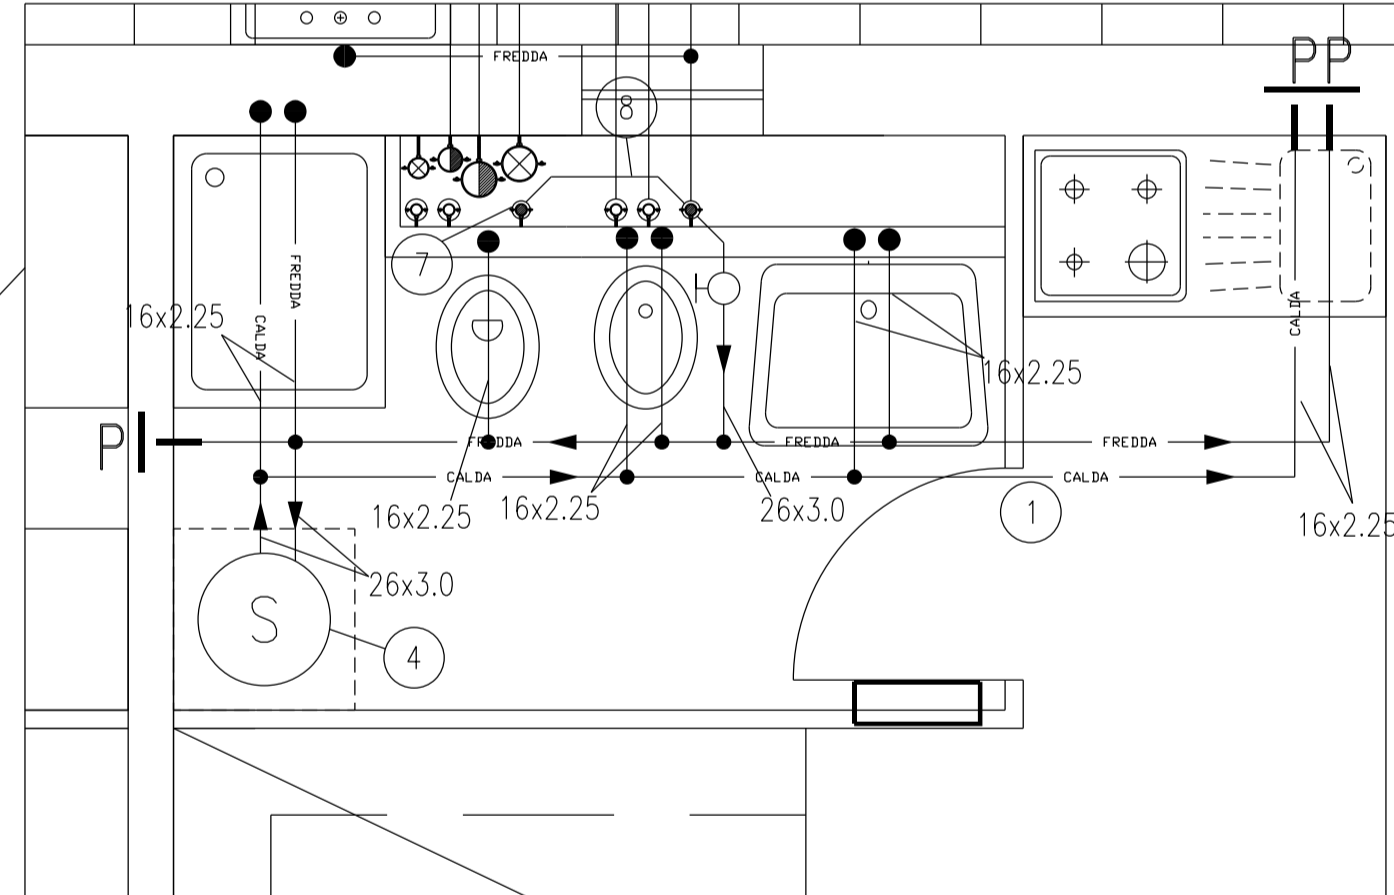


LEGENDA IMPIANTO IDRICO SANITARIO							
— IDR-AF —	TUBAZIONE ACQUA FREDDA IN POLIETILENE ALTA DENSITA' PE80 SDR11		VENTILATORE DI ESTRAZIONE ARIA TIPO XPELAIR DX400 O SIMILARE		BIDET A PAVIMENTO IN PORCELLANA VETRIFICATA CON MISCELATORE MONOCOMANDO SU APPARECCHIO-DIM.55x37cm		LAVELLO (SOLO PREDISPOSIZIONE)
— FREDDA —	TUBAZIONE ACQUA FREDDA IN MEPLA		CONDOTTO DI EVACUAZIONE BAGNI CIECHI IN PVC Ø125		PIATTO DOCCIA IN PORCELLANA VETRIFICATA CON EROGATORE A PARETE DA INCASSO-DIM.70x90cm O 75x75cm		LAVATRICE (SOLO PREDISPOSIZIONE)
— CALDA —	TUBAZIONE ACQUA CALDA IN MEPLA		COLONNA MONTANTE		LAVABO PER DISABILI IN PORCELLANA VETRIFICATA COMPLETO DI GRUPPO DI MISCELAZIONE MONOCOMANDO LEVA LUNGA-DIM.66x59cm		SCALDACQUA ELETTRICO AD ACCUMULO COMPLETO DI MISCELATORE TERMOSTATICO. CAPACITA 49lt, POTENZA ELETTRICA 1,2kW
	RUBINETTI DI INTERCETTAZIONE A CAPPUCCIO CROMATO		LAVABO CON COLONNA ALTA IN PORCELLANA VETRIFICATA CON MISCELATORE MONOCOMANDO SU APPARECCHIO-DIM.65x55cm		VASO PER DISABILI A PAVIMENTO IN PORCELLANA VETRIFICATA CON CASSETTA DI SCARICATA A ZAINO-DIM.52x39cm		SCALDACQUA ELETTRICO AD ACCUMULO COMPLETO DI MISCELATORE TERMOSTATICO. CAPACITA 30lt, POTENZA ELETTRICA 1,5kW
			VASO A PAVIMENTO IN PORCELLANA VETRIFICATA CON CASSETTA DI CACCIATA DA INCASSO-DIM.59x37cm		PIATTO DOCCIA A FILO PAVIMENTO PER DISABILI, IN RESINA EPOSSIDICA CON EROGATORE A PARETE DA INCASSO-DIM.80x80cm		MANIGLIONE DI SICUREZZA IN ACCIAIO TUBOLARE PLASTIFICATO E VERNICIATO DI TIPO ORIZZONTALE
							PREDISPOSIZIONE ALIMENTAZIONE IDRICA

 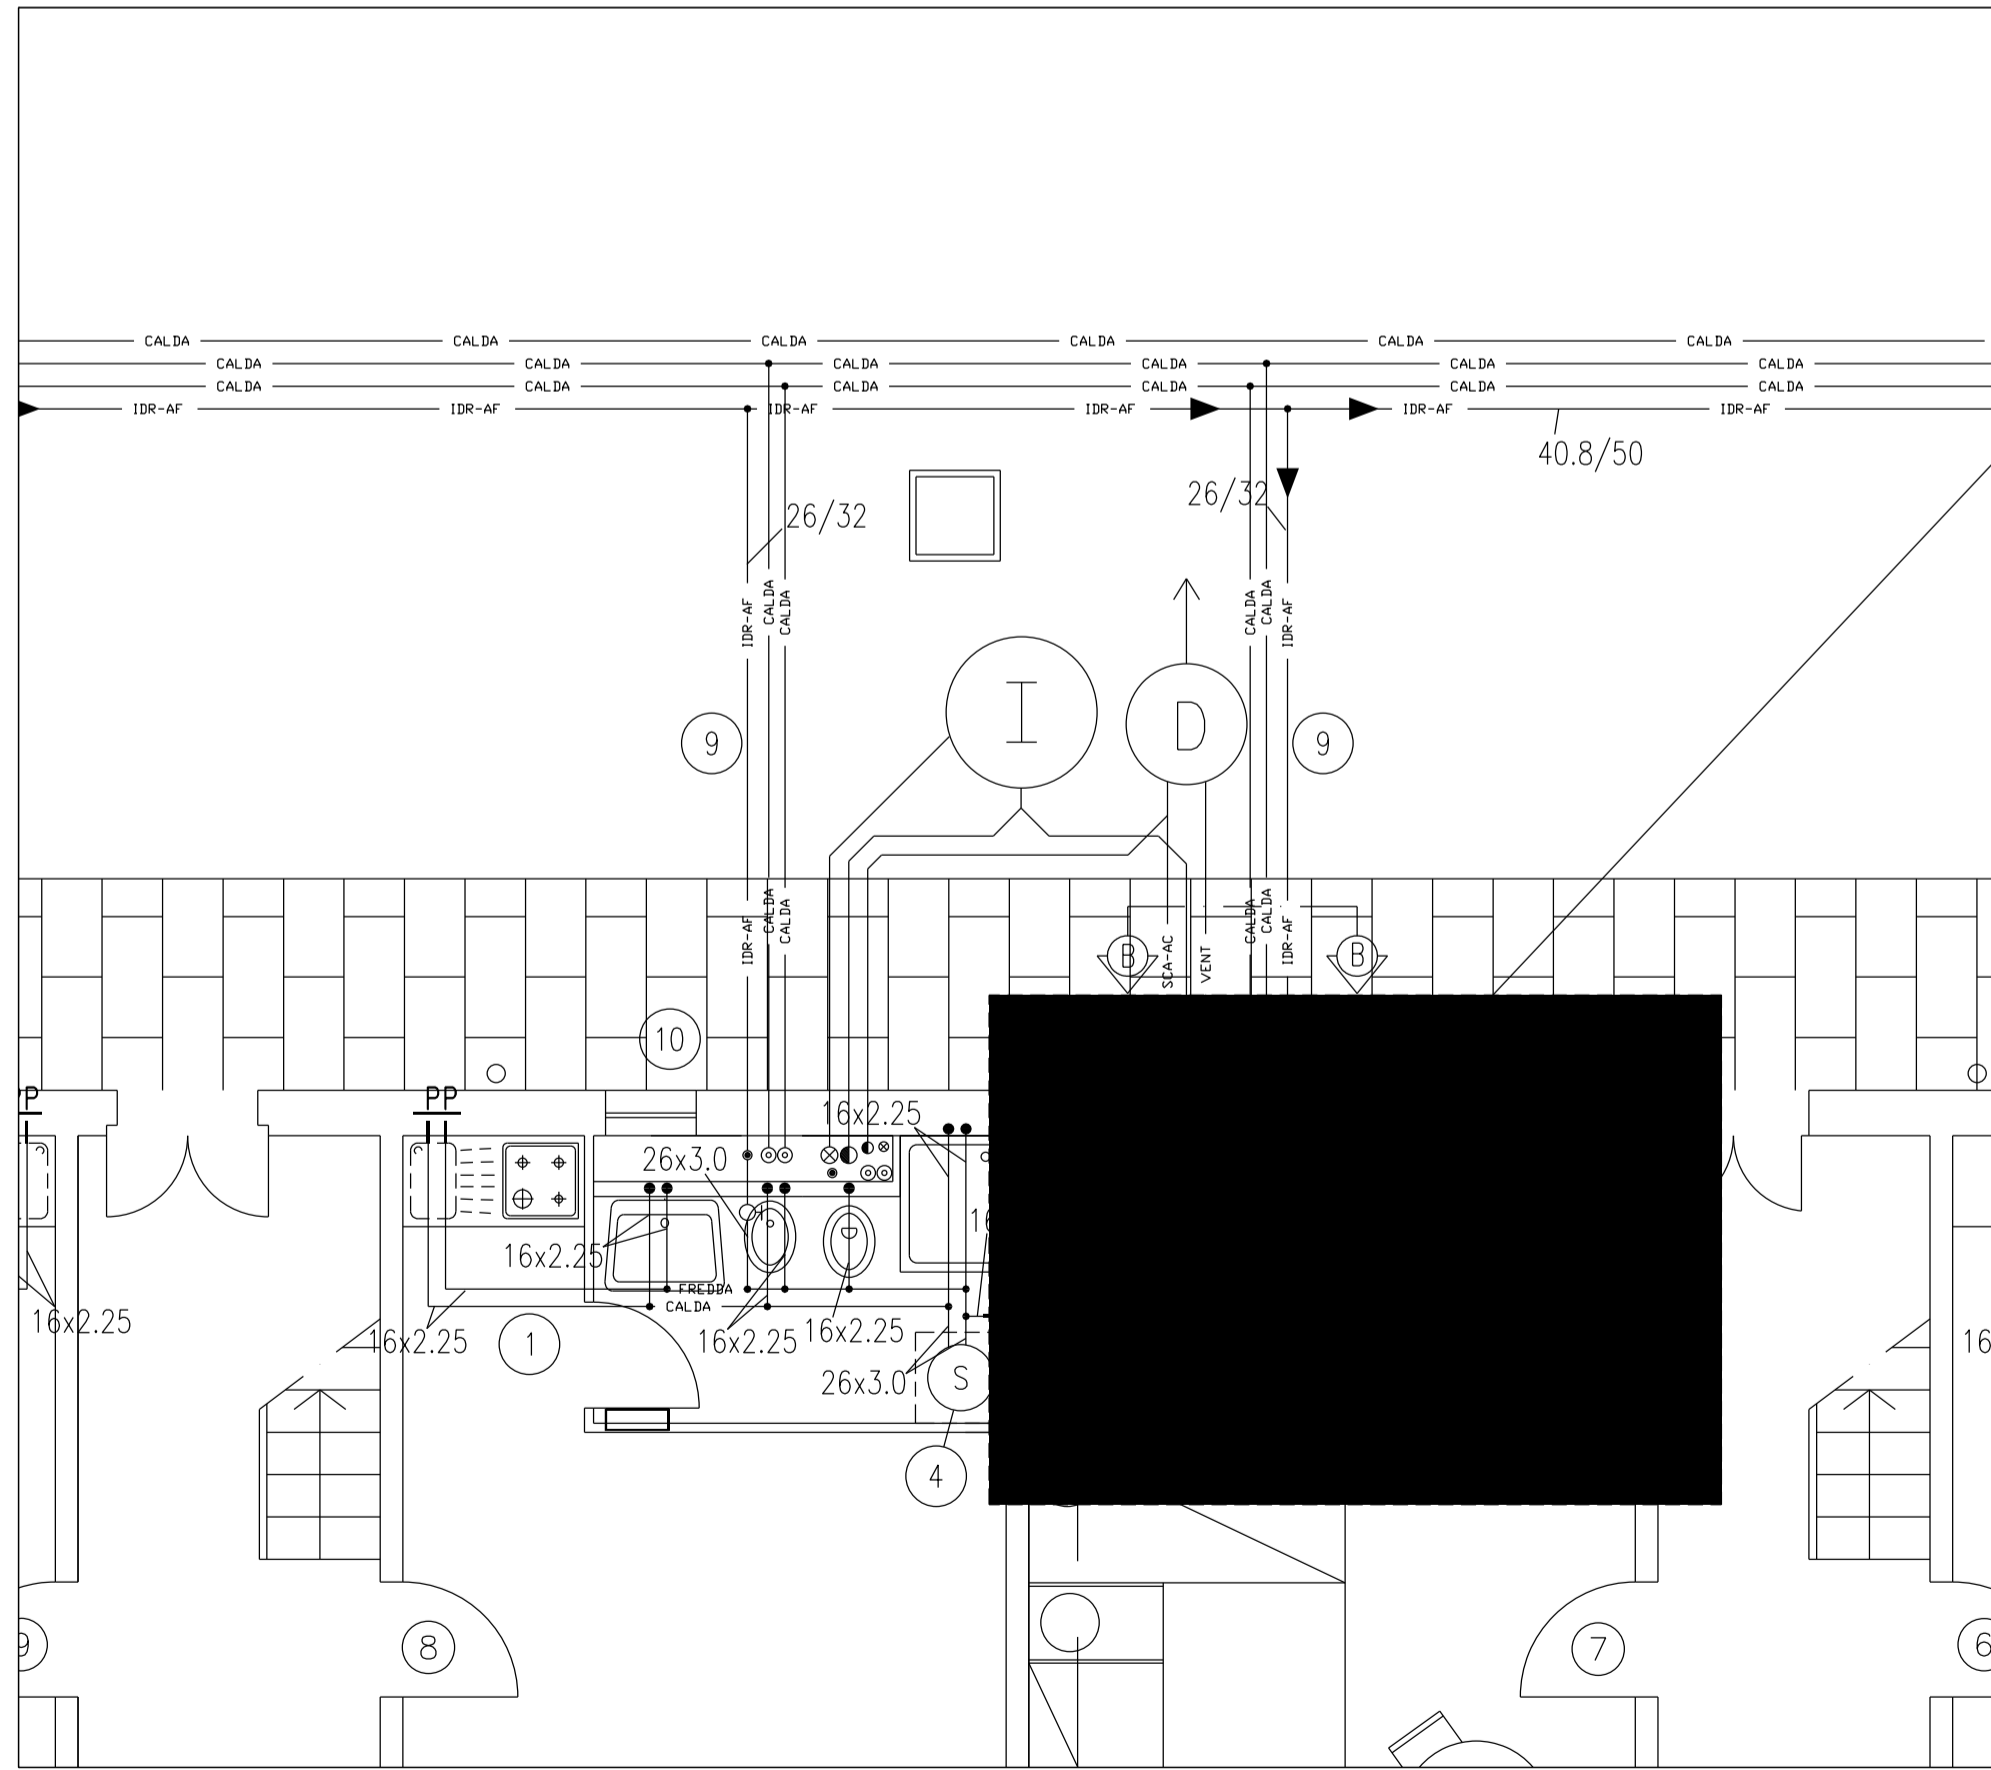


COMMENTI IMPIANTO IDRICO SANITARIO


- ① TUBAZIONI POSATE SOTTO PAVIMENTO
- ② TUBAZIONE ACQUA FREDDA SANITARIA POSATA IN CAVEDIO DA QUOTA TERRENO A STACCO PIANO TERRA, diam.32x3.0
- ③ CONTATORE HERA AD USO IDRICO SANITARIO POSATO IN POZZETTO INTERRATO PORTATA=2,5l/s
- ④ SCALDACQUA ELETTRICO AD ACCUMULO COMPLETO DI MISCELATORE TERMOSTATICO. CAPACITA' 49lt, POTENZA ELETTRICA 1,2kW; DIMENSIONI: DIAM. 450mm, ALTEZZA 547mm; VALVOLE A SFERA E RITEGNO SULLE LINEE ACQUA CALDA E FREDDA
- ⑤ CONDOTTO DI EVACUAZIONE ARIA DAI BAGNI CIECHI IN PVC Ø125 RACCORDATA ALLA PARETE ESTERNA IN CORRISPONDENZA DEL MATTONCINO ESISTENTE DOTATO DI FORI PASSANTI
- ⑥ TUBAZIONE POSATA SOTTOTRACCIA A PARETE DA PIANO TERRA A PIANO PRIMO
- ⑦ TUBAZIONE ACQUA FREDDA SANITARIA POSATA IN CAVEDIO DA PIANO TERRA A PIANO PRIMO, diam.26x3.0
- ⑧ SPOSTAMENTO TUBAZIONI IN CAVEDIO diam.26x3.0 (ACQUA FREDDA)
- ⑨ TUBAZIONE INTERRATA
- ⑩ TUBAZIONI POSATE SOTTO PAVIMENTAZIONE ESTERNA (TAGLIO E RIPRISTINO PAVIMENTAZIONE: OPERE EDILI)
- ⑪ SCALDACQUA ELETTRICO AD ACCUMULO, COMPLETO DI MISCELATORE TERMOSTATICO. CAPACITA' 30lt, POTENZA ELETTRICA 1,5kW; DIMENSIONI: 446x360x446(h)mm; VALVOLE A SFERA E RITEGNO SULLE LINEE ACQUA CALDA E FREDDA

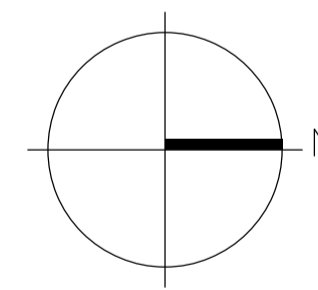


GRAPHIC SCALE 1 : 25



GRAPHIC SCALE 1 : 50

 

GRAPHIC SCALE 1 : 100

 

COMUNE DI FERRARA
 SETTORE REALIZZAZIONE E MANUTENZIONE OPERE PUBBLICHE
 Servizio Beni Monumentali

CASA DELLE VEDOVE
 Intervento di restauro

TAV. AS-BUILT 344T-HDR-01	ELABORATO: Pianta piano terra Impianto idrico sanitario	SCALA 1: 25 1: 50 1: 100	DATA NOVEMBRE 2006
------------------------------	---	-----------------------------------	--------------------------

PROGETTISTA
 Arch. Natascia FRASSON
 Ing. Vito ZUCCHINI (verifiche strutturali)

COLLABORATORI
 Geom. Alessandro CHECCHI
 Dis. Davide COSTA

PROGETTISTA IMPIANTI

 SIEVER Studio Tecnico
 Associato
 Via Grillenzoni 25 - 44100
 Ferrara
 tel 0532 769591 fax 0532
 788733
 www.siever.it

IL DIRIGENTE DI SETTORE
 Ing. Fulvio ROSSI

IL RESPONSABILE
 DEL PROCEDIMENTO
 Arch. Natascia FRASSON

IMPRESA ESECUTRICE: **Ditta Frozzi Cav. Acchini S.r.l.** Sede: Via Voltapaletto 32 - 44100 Ferrara
 Impianti tecnologici ed elettrici Tel. 0532 207152 Fax. 0532 249890
 Impianti grandi cucine comunità P.IVA.: 00454530387 email - rofrozzi@tin.it