

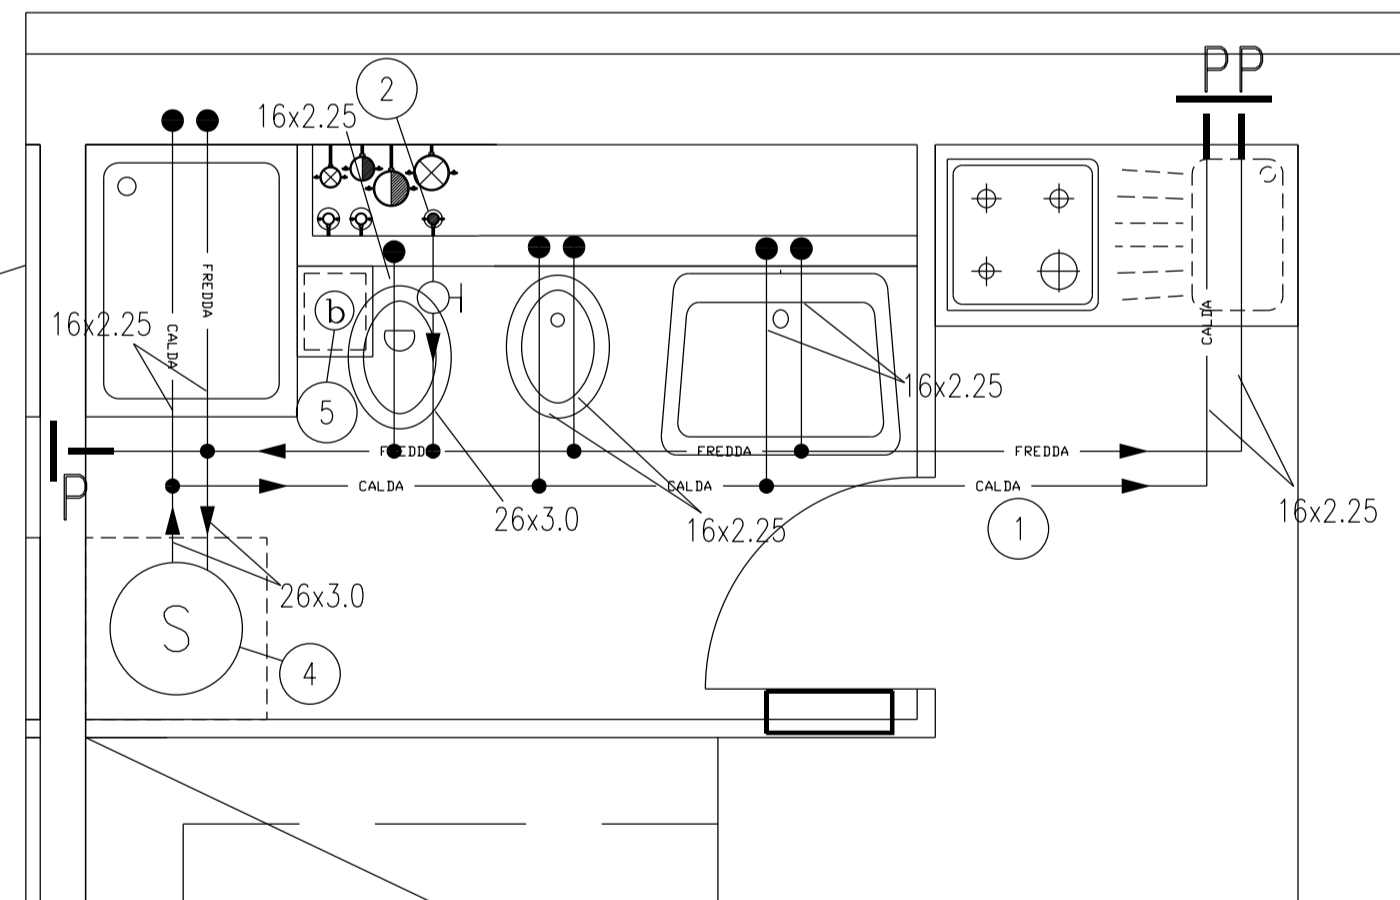
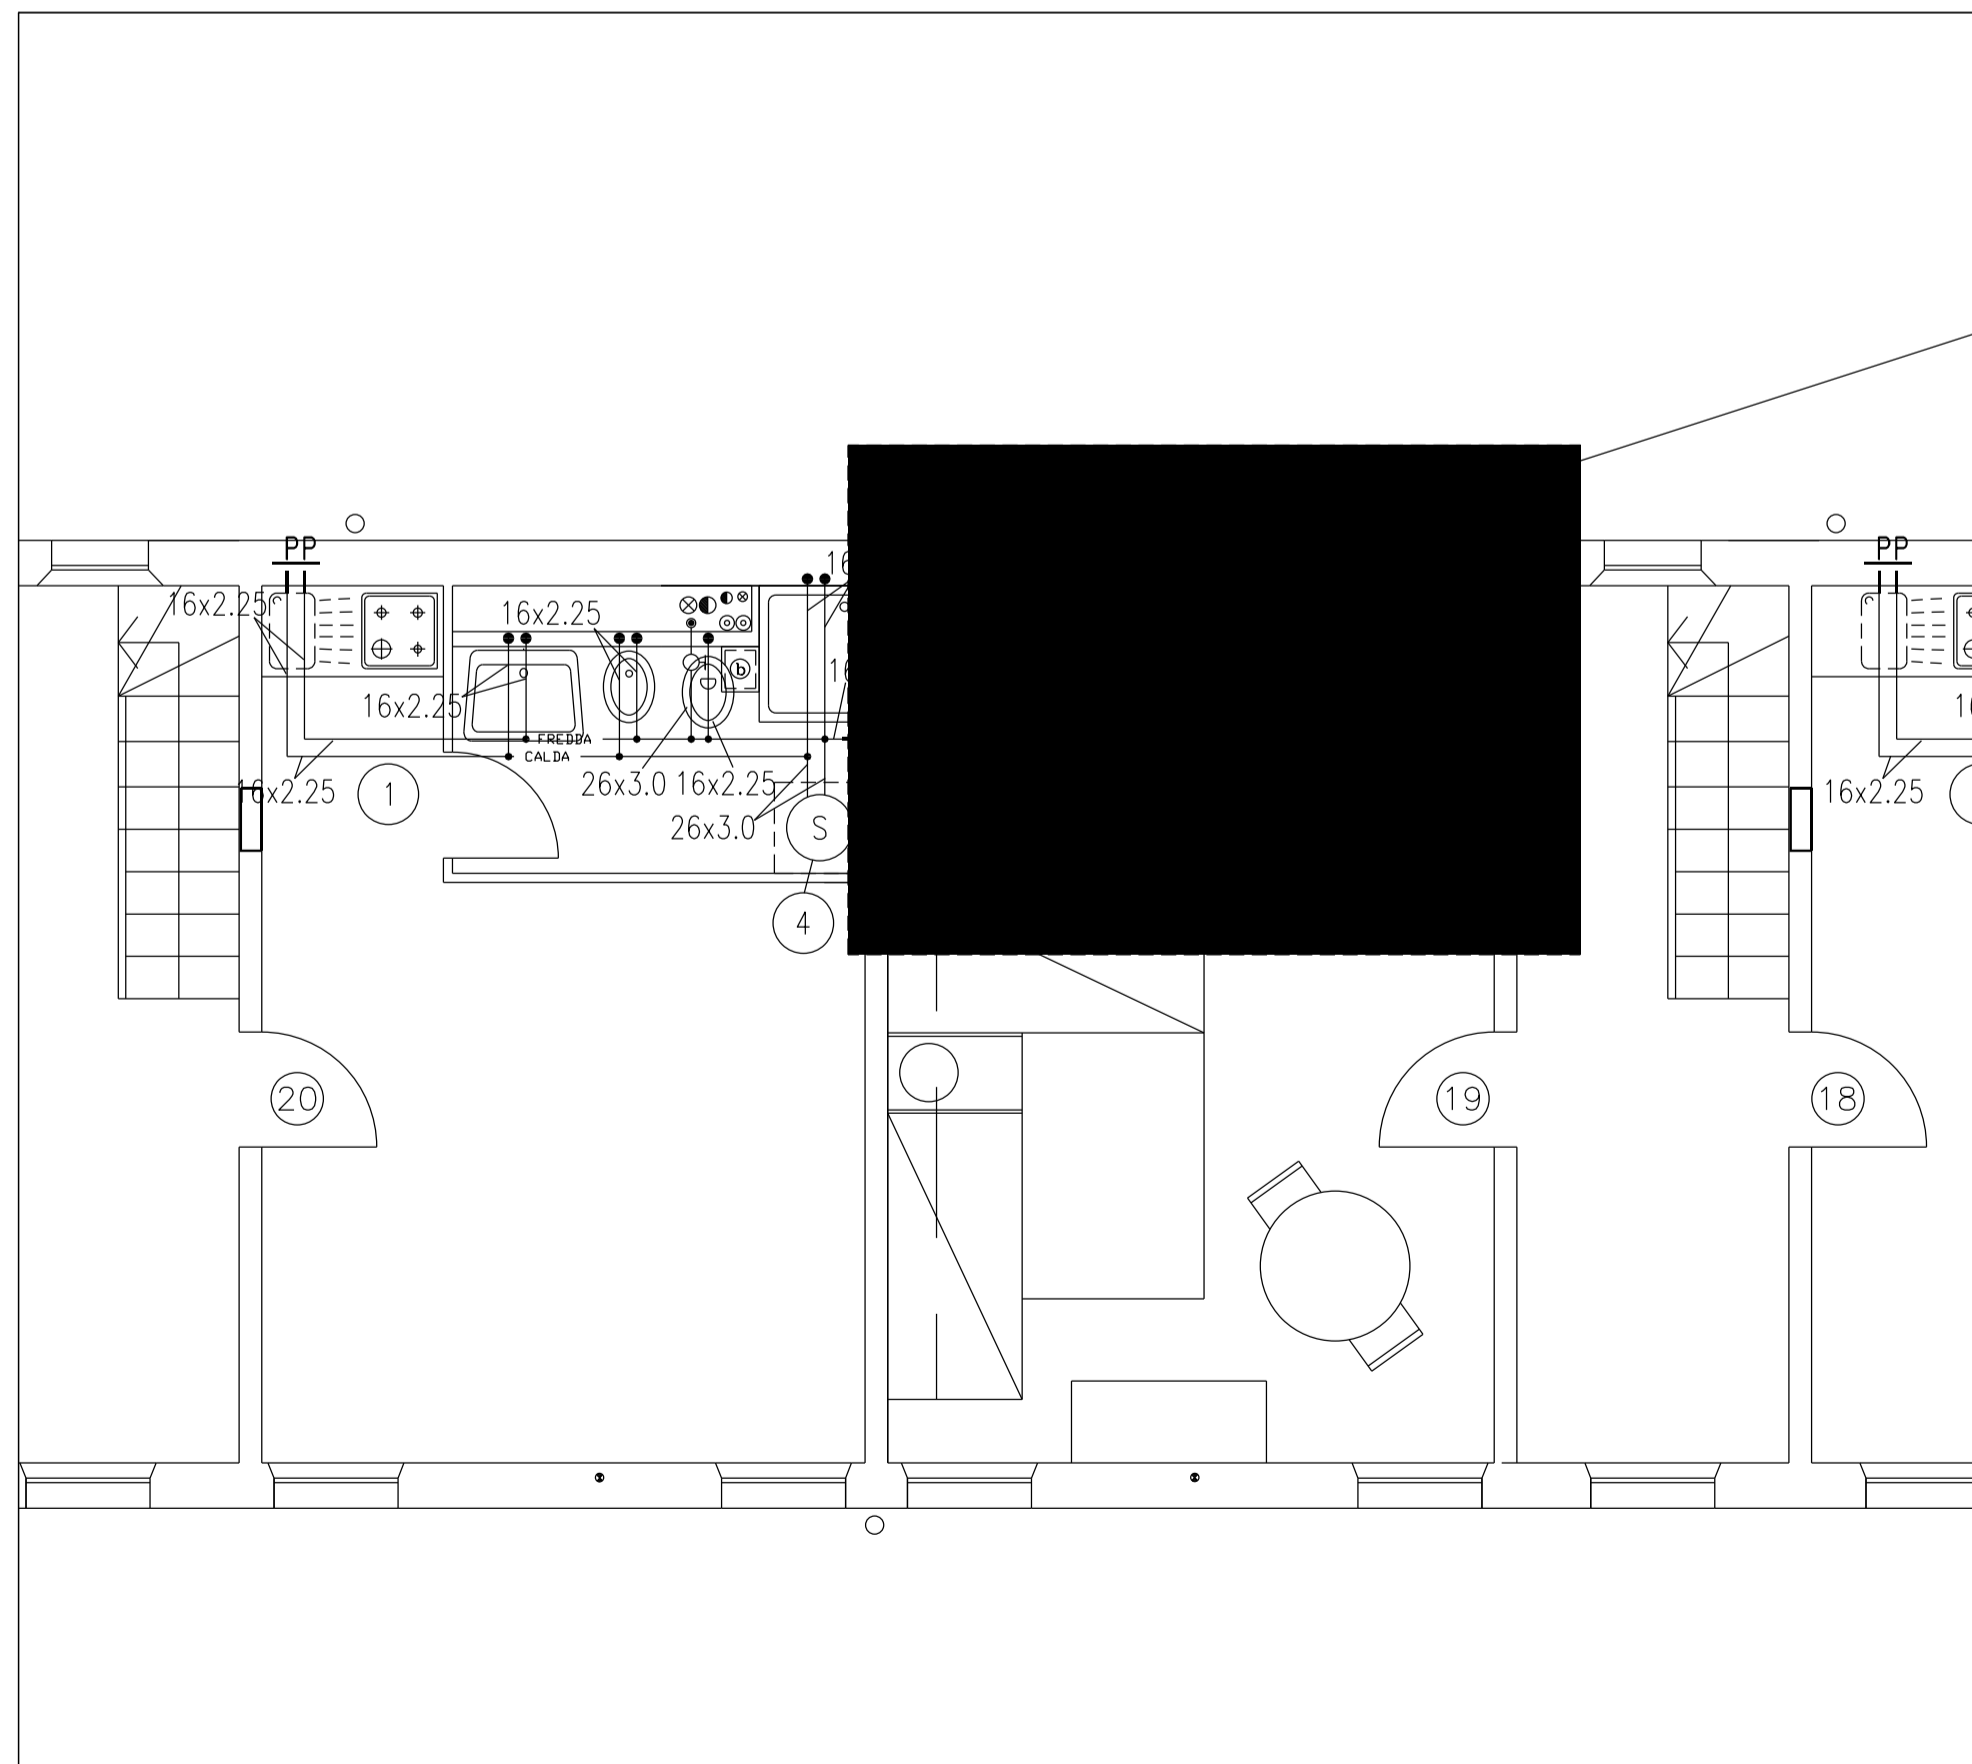
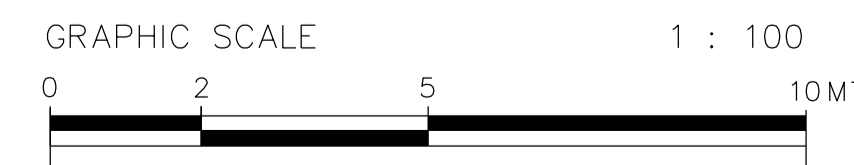
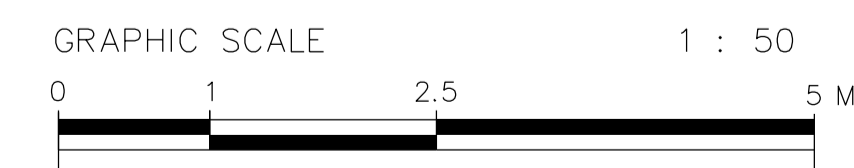


LEGENDA IMPIANTO IDRICO SANITARIO							
— IDR-AF —	TUBAZIONE ACQUA FREDDA IN POLIETILENE ALTA DENSITA' PE80 SDR11		VENTILATORE DI ESTRAZIONE ARIA TIPO XPELAIR DX400 O SIMILARE		BIDET A PAVIMENTO IN PORCELLANA VETRIFICATA CON MISCELATORE MONOCOMANDO SU APPARECCHIO-DIM.55x37cm		LAVELLO (SOLO PREDISPOSIZIONE)
— FREDDA —	TUBAZIONE ACQUA FREDDA IN MEPLA		CONDOTTO DI EVACUAZIONE BAGNI CIECHI IN PVC Ø125		PIATTO DOCCIA IN PORCELLANA VETRIFICATA CON EROGATORE A PARETE DA INCASSO-DIM.70x90cm O 75x75cm		LAVATRICE (SOLO PREDISPOSIZIONE)
— CALDA —	TUBAZIONE ACQUA CALDA IN MEPLA		COLONNA MONTANTE		LAVABO PER DISABILI IN PORCELLANA VETRIFICATA COMPLETO DI GRUPPO DI MISCELAZIONE MONOCOMANDO LEVA LUNGA-DIM.66x59cm		SCALDACQUA ELETTRICO AD ACCUMULO COMPLETO DI MISCELATORE TERMOSTATICO. CAPACITA 49lt, POTENZA ELETTRICA 1.2kW
	RUBINETTI DI INTERCETTAZIONE A CAPPUCCIO CROMATO		LAVABO CON COLONNA ALTA IN PORCELLANA VETRIFICATA CON MISCELATORE MONOCOMANDO SU APPARECCHIO-DIM.65x55cm		VASO PER DISABILI A PAVIMENTO IN PORCELLANA VETRIFICATA CON CASSETTA DI SCARICO A ZAINO-DIM.52x39cm		SCALDACQUA ELETTRICO AD ACCUMULO COMPLETO DI MISCELATORE TERMOSTATICO. CAPACITA 30lt, POTENZA ELETTRICA 1.5kW
			VASO A PAVIMENTO IN PORCELLANA VETRIFICATA CON CASSETTA DI CACCIATA DA INCASSO-DIM.59x37cm		PIATTO DOCCIA A FILO PAVIMENTO PER DISABILI, IN RESINA EPOSSIDICA CON EROGATORE A PARETE DA INCASSO-DIM.80x80cm		MANIGLIONE DI SICUREZZA IN ACCIAIO TUBOLARE PLASTIFICATO E VERNICIATO DI TIPO ORIZZONTALE
							MANIGLIONE DI SICUREZZA IN ACCIAIO TUBOLARE PLASTIFICATO E VERNICIATO DI TIPO VERTICALE
							MANIGLIONE DI SICUREZZA IN ACCIAIO TUBOLARE PLASTIFICATO E VERNICIATO DI TIPO RIBALTABILE A PAVIMENTO
							SEDILE PER DOCCIA DISABILI
							MANIGLIONE DI SICUREZZA IN ACCIAIO TUBOLARE PLASTIFICATO E VERNICIATO DI TIPO COMBINATO PER DOCCIA
							PREDISPOSIZIONE ALIMENTAZIONE IDRICA

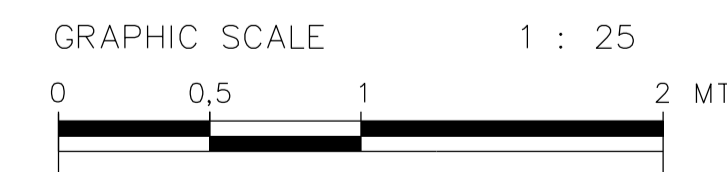

COMMENTI IMPIANTO IDRICO SANITARIO

- ① TUBAZIONI POSATE SOTTO PAVIMENTO
- ② TUBAZIONE POSATA IN CAVEDIO DA STACCO PIANO TERRA A QUOTA PIANO PRIMO, ACQUA FREDDA SANITARIA diam.26x3,0
- ④ SCALDACQUA ELETTRICO AD ACCUMULO COMPLETO DI MISCELATORE TERMOSTATICO. CAPACITA' 49lt, POTENZA ELETTRICA 1.2kW, DIMENSIONI: DIAM. 450mm, ALTEZZA 547mm, VALVOLE A SFERA SULLE LINEE ACQUA CALDA E FREDDA E RITEGNO
- ⑤ CONDOTTO DI EVACUAZIONE ARIA DAI BAGNI CIECHI IN PVC Ø125 RACCORDATA ALLA PARETE ESTERNA IN CORRISPONDENZA DEL MATTONE ESISTENTE DOTATO DI FORI PASSANTI
- ⑥ TUBAZIONE POSATA SOTTOTRACCIA A PARETE DA PIANO TERRA A PIANO PRIMO
- ⑨ TUBAZIONI INTERRATE
- ⑩ TUBAZIONI POSATE SOTTO PAVIMENTAZIONE ESTERNA (TAGLIO E RIPRISTINO PAVIMENTAZIONE: OPERE EDILI)

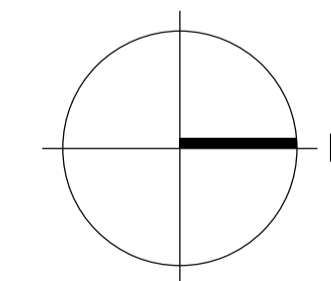

COMUNE DI FERRARA
 SETTORE REALIZZAZIONE E MANUTENZIONE OPERE PUBBLICHE
 Servizio Beni Monumentali

CASA DELLE VEDOVE
 Intervento di restauro

TAV. AS-BUILT 344T-HDR-02	ELABORATO:	SCALA 1: 25 1: 50 1: 100	DATA NOVEMBRE 2006
FILE 344T-HDR-02	Pianta piano primo Impianto idrico sanitario		

PROGETTISTA
 Arch. Nataschia FRASSON
 Ing. Vito ZUCCHINI (verifiche strutturali)

COLLABORATORI
 Geom. Alessandro CHECCHI
 Dis. Davide COSTA

PROGETTISTA IMPIANTI

 SIEVER Studio Tecnico
 Associato
 Via Grillenzoni 25 - 44100
 Ferrara
 tel 0532 769591 fax 0532
 788733
 www.siever.it

IL DIRIGENTE DI SETTORE
 Ing. Fulvio ROSSI

IL RESPONSABILE
 DEL PROCEDIMENTO
 Arch. Nataschia FRASSON

IMPRESA ESECUTRICE: **Ditta Frozzi Cav. Acervo S.r.l.** Sede: Via Voltapaletto 32 - 44100 Ferrara
 Impianti tecnologici ed elettrici Tel. 0532 207152 Fax. 0532 249890
 Impianti grandi cucine comunità P.IVA :00454530387 email - rofrozzi@tin.it