



PIANTA PIANO PRIMO – SCALA 1:100

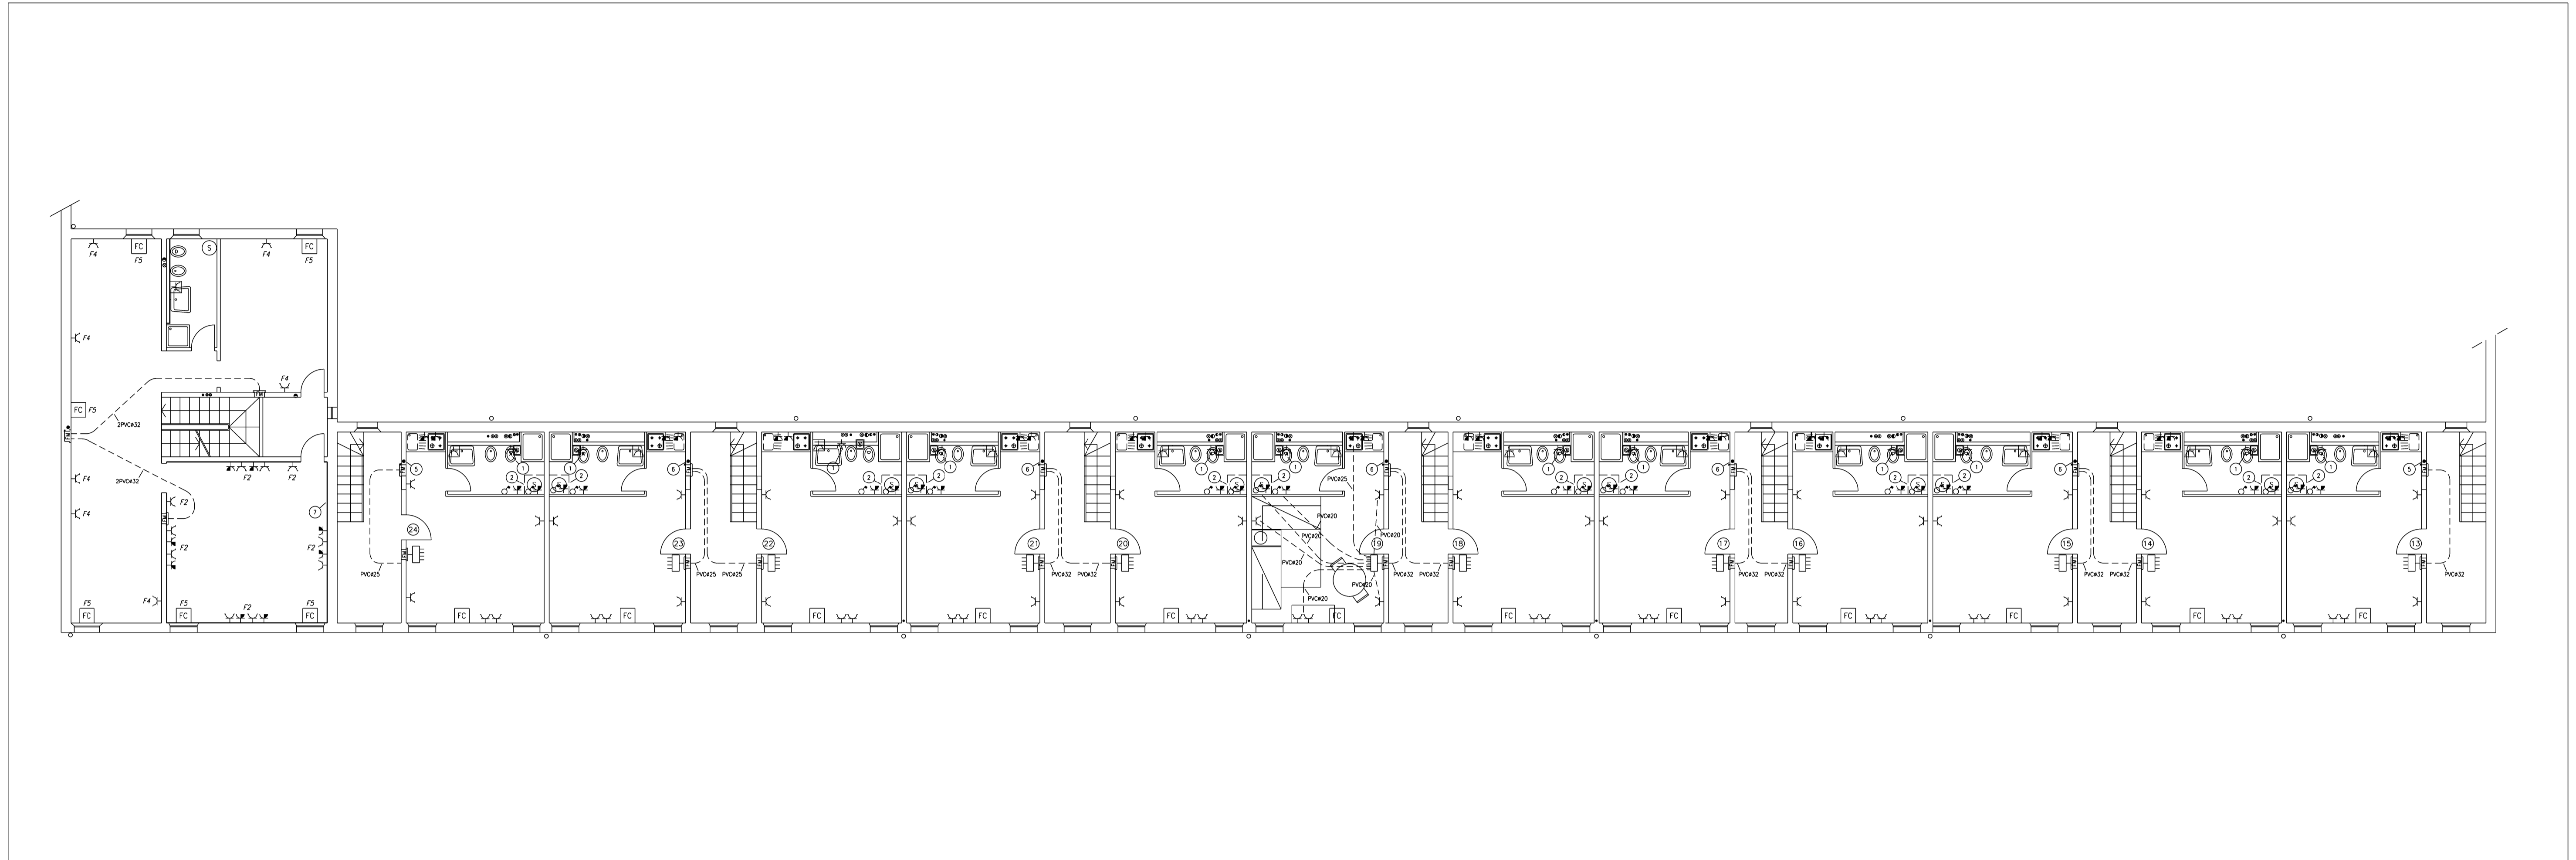


PIANTA PIANO PRIMO – APPARTAMENTO TIPO – SCALA 1:50

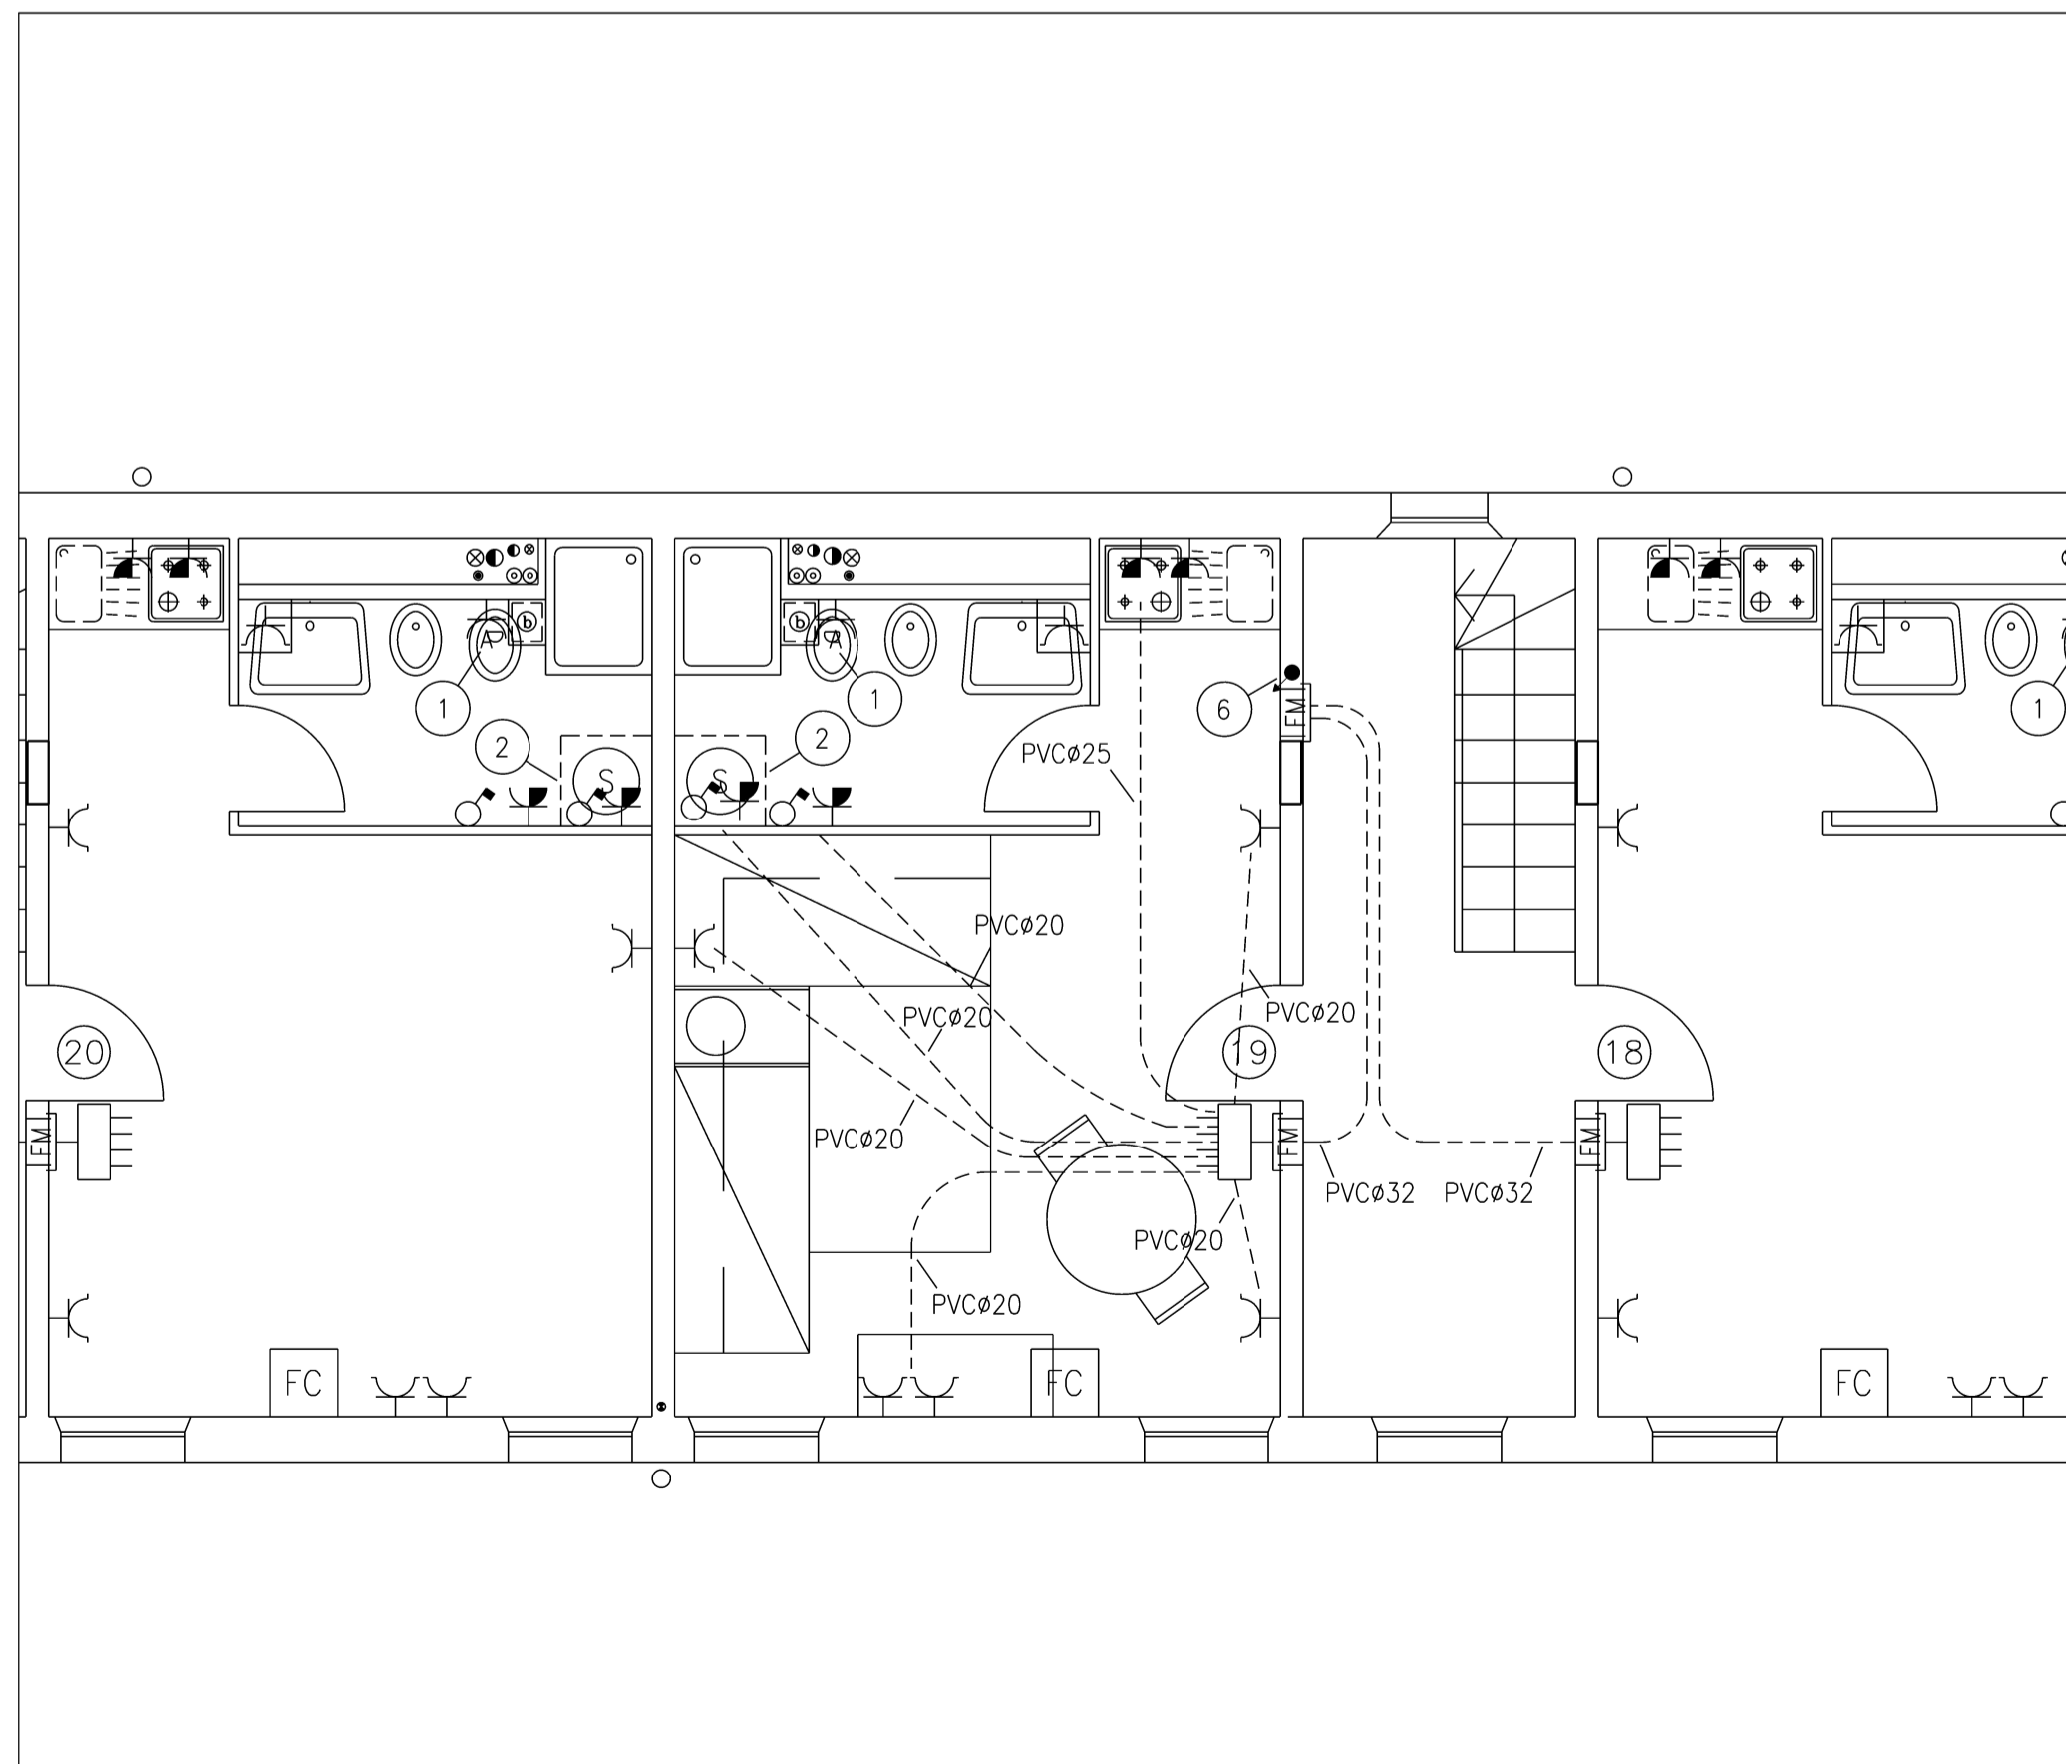

COMMENTI IMPIANTO FORZA MOTRICE


PER LEGENDA SIMBOLI VEDI TAVOLA 344E-LEG-E

- ① PUNTO ALIMENTAZIONE ASPIRATORE CON RELE' TEMPORIZZATO
- ② PRESA PER LAVATRICE
- ⑤ RISALITA IMPIANTI LUCE/FM DAL PIANO SOTTOSTANTE N°3 PVCø32
- ⑥ RISALITA IMPIANTI LUCE/FM DAL PIANO SOTTOSTANTE N°4 PVCø32
- ⑦ CANALE IN PVC A BATTISCOPA DIM. 80x20mm A DUE SCOMPARTI
- ⑩ PER I DIAMETRI DELLE TUBAZIONI SOTTOTRACCIA, DOVE NON SPECIFICATO TRATTASI DI TUBAZIONE IN PVC ø20

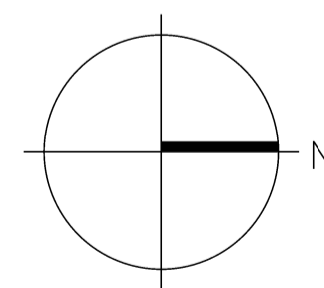

GRAPHIC SCALE 1 : 50
0 1 2.5 5 MT

GRAPHIC SCALE 1 : 100
0 2 5 10 MT

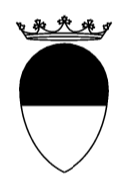

COMUNE DI FERRARA
SETTORE REALIZZAZIONE E MANUTENZIONE OPERE PUBBLICHE
Servizio Beni Monumentali

CASA DELLE VEDOVE
Intervento di restauro

TAV. AS-BUILT 344E-FM-02	ELABORATO: Pianta piano primo. Impianto forza motrice	SCALA 1: 50 1: 100	DATA NOVEMBRE 2006
-----------------------------	---	--------------------------	--------------------------

PROGETTISTA Arch. Natascia FRASSON Ing. Vito ZUCCHINI (verifiche strutturali)	PROGETTISTA IMPIANTI  SIEVER Studio Tecnico Associato Via Grillenzoni 25 - 44100 Ferrara tel 0532 769591 fax 0532 788733 www.siever.it	IL DIRIGENTE DI SETTORE Ing. Fulvio ROSSI
COLLABORATORI Geom. Alessandro CHECCHI Dis. Davide COSTA	IL RESPONSABILE DEL PROCEDIMENTO Arch. Natascia FRASSON	

IMPRESA ESECUTRICE: **Ditta Frozzi Cav. Acervo S.r.l.** Sede: Via Voltapaletto 32 - 44100 Ferrara
Impianti tecnologici ed elettrici Tel. 0532 207152 Fax. 0532 249890
Impianti grandi cucine comunità P.IVA :00454530387 email - frozz@tin.it