



PIANTA PIANO PRIMO – SCALA 1:100

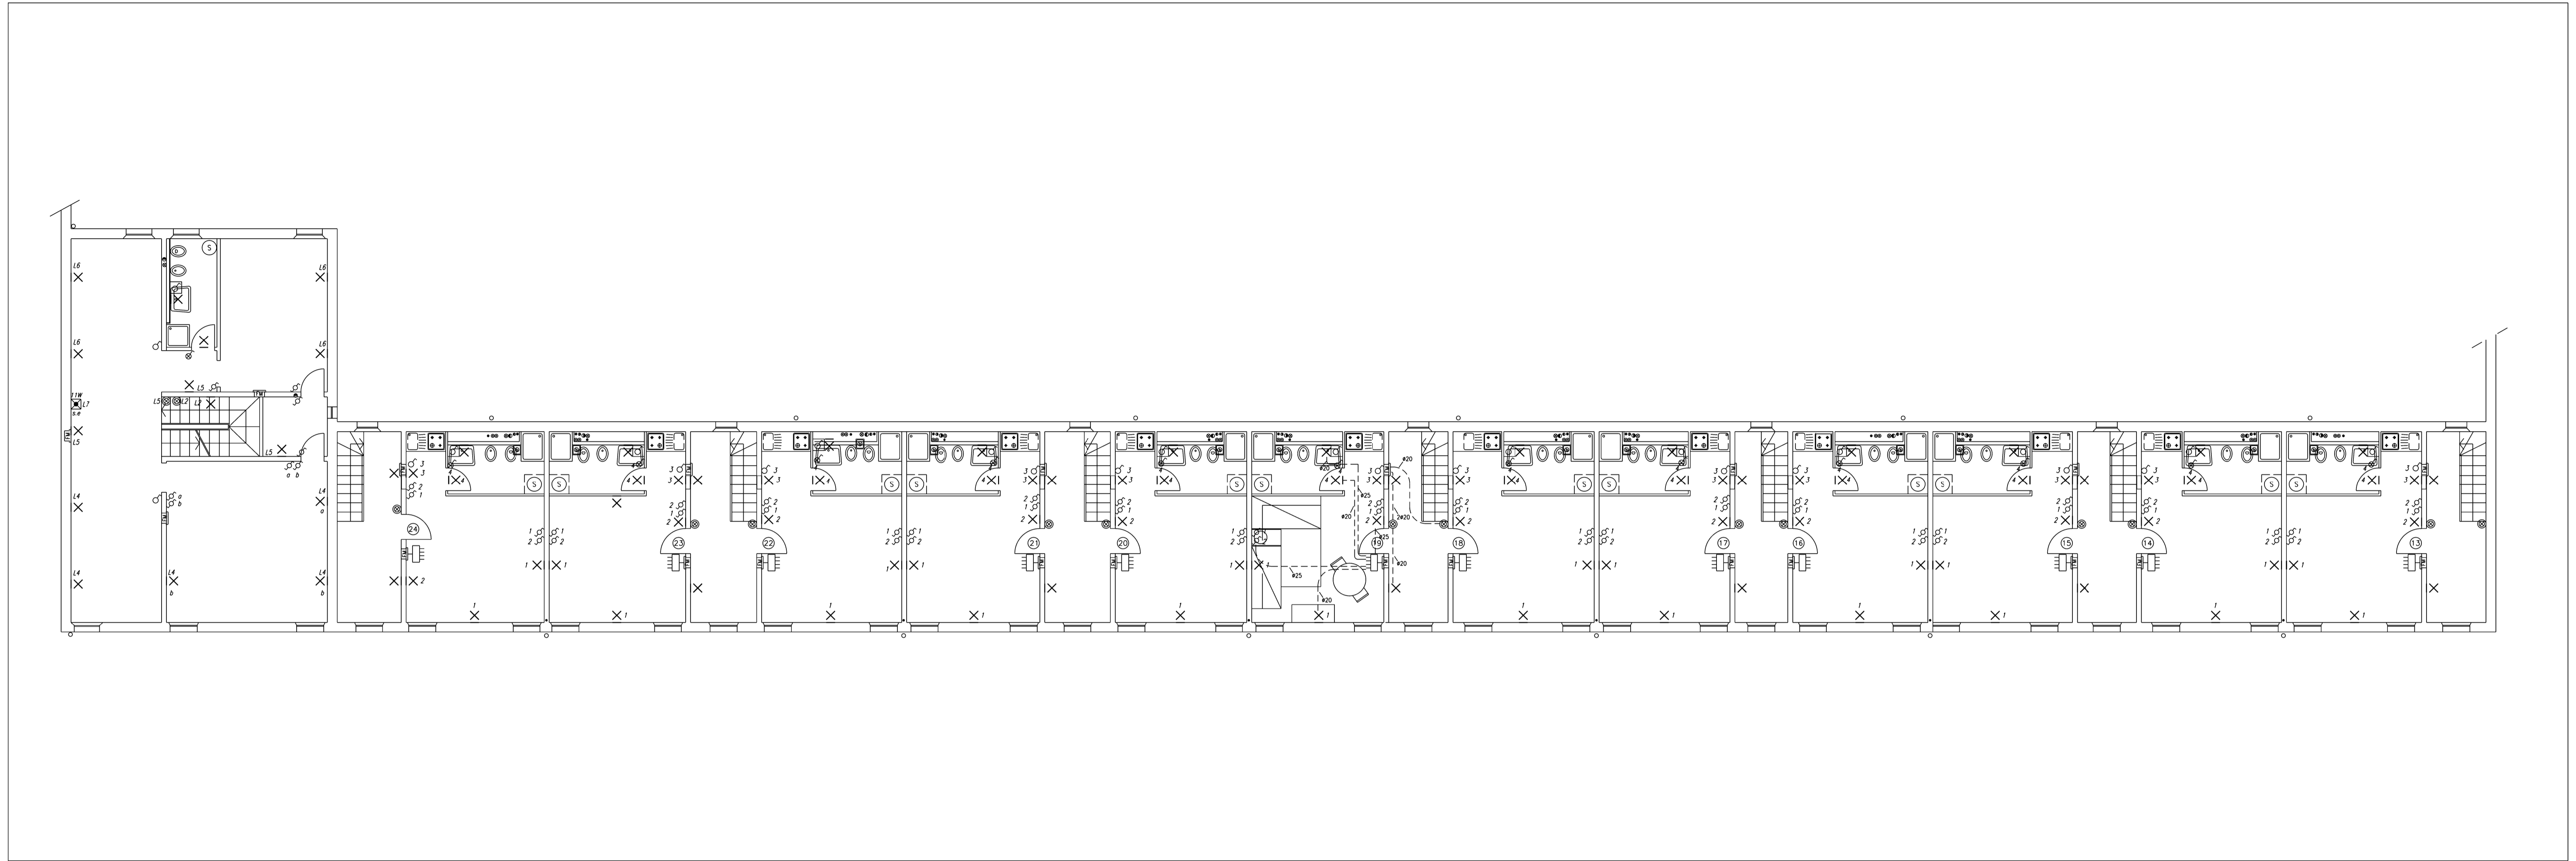



 

PIANTA PIANO PRIMO – APPARTAMENTO TIPO – SCALA 1:50

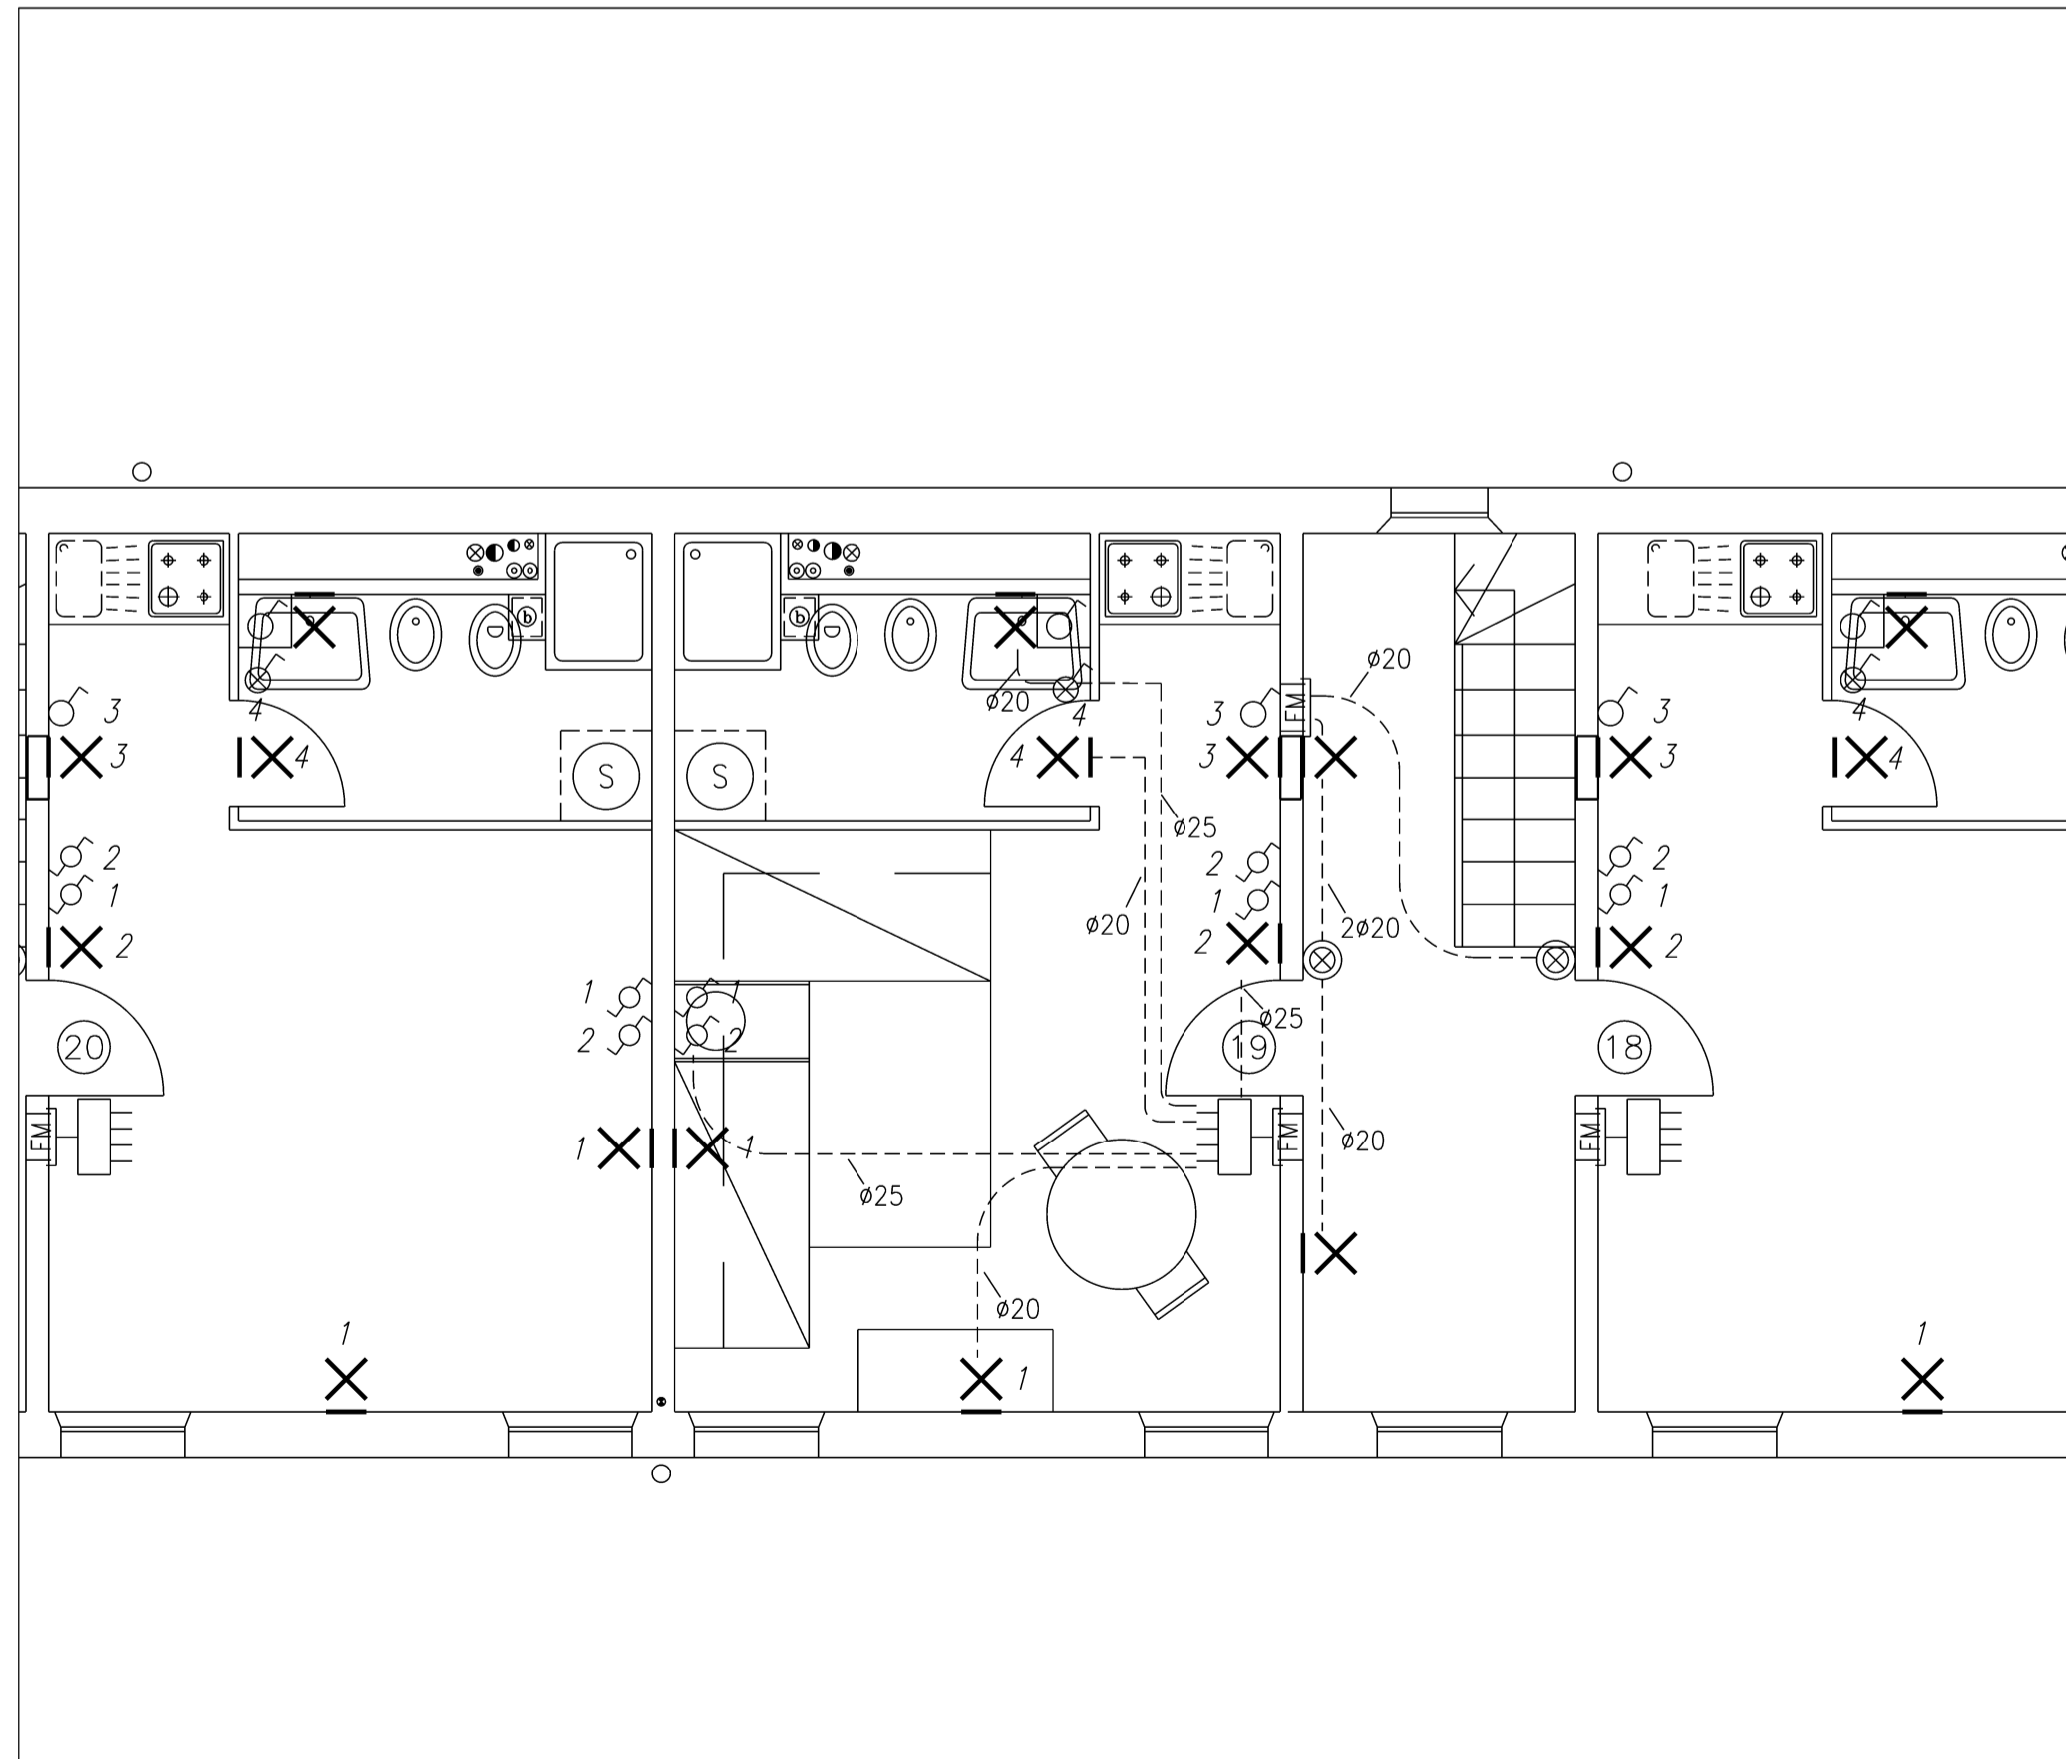

COMMENTI IMPIANTO LUCE E CORPI ILLUMINANTI

PER LEGENDA SIMBOLI VEDI TAVOLE 344E-LEG-E

- ① PER I CORPI ILLUMINANTI E' PREVISTA LA SOLA PREDISPOSIZIONE SIA PER GLI ALLOGGI CHE PER LA CLUB HOUSE
- ② I CORPI ILLUMINANTI SONO ESCLUSI DAL PRESENTE INTERVENTO

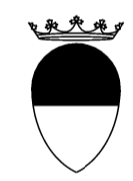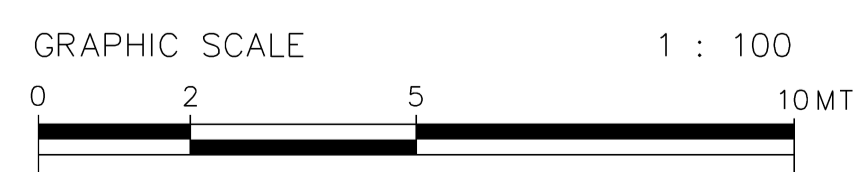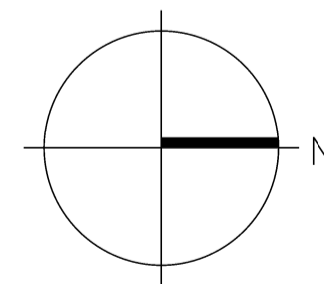

COMUNE DI FERRARA
 SETTORE REALIZZAZIONE E MANUTENZIONE OPERE PUBBLICHE
 Servizio Beni Monumentali

CASA DELLE VEDOVE
 Intervento di restauro

TAV. AS-BUILT 344E-LU-02	ELABORATO: Pianta piano primo Impianto luce e corpi illuminanti	SCALA 1: 50 1: 100	DATA NOVEMBRE 2006
-----------------------------	--	--------------------------	--------------------------

PROGETTISTA
 Arch. Natascia FRASSON
 Ing. Vito ZUCCHINI (verifiche strutturali)

PROGETTISTA IMPIANTI

 SIEVER Studio Tecnico
 Associato
 Via Grillenzoni 25 - 44100
 Ferrara
 tel 0532 769591 fax 0532
 768733
 www.siever.it

IL DIRIGENTE DI SETTORE
 Ing. Fulvio ROSSI

COLLABORATORI
 Geom. Alessandro CHECCHI
 Dis. Davide COSTA

IL RESPONSABILE
 DEL PROCEDIMENTO
 Arch. Natascia FRASSON

IMPRESA ESECUTRICE: **Ditta Frozzi Cav. Acervo S.r.l.** Sede: Via Voltapaletto 32 - 44100 Ferrara
 Impianti tecnologici ed elettrici Tel. 0532 207152 Fax. 0532 249890
 Impianti grandi cucine comunità P.IVA :00454530387 email - rofrozzi@tin.it