
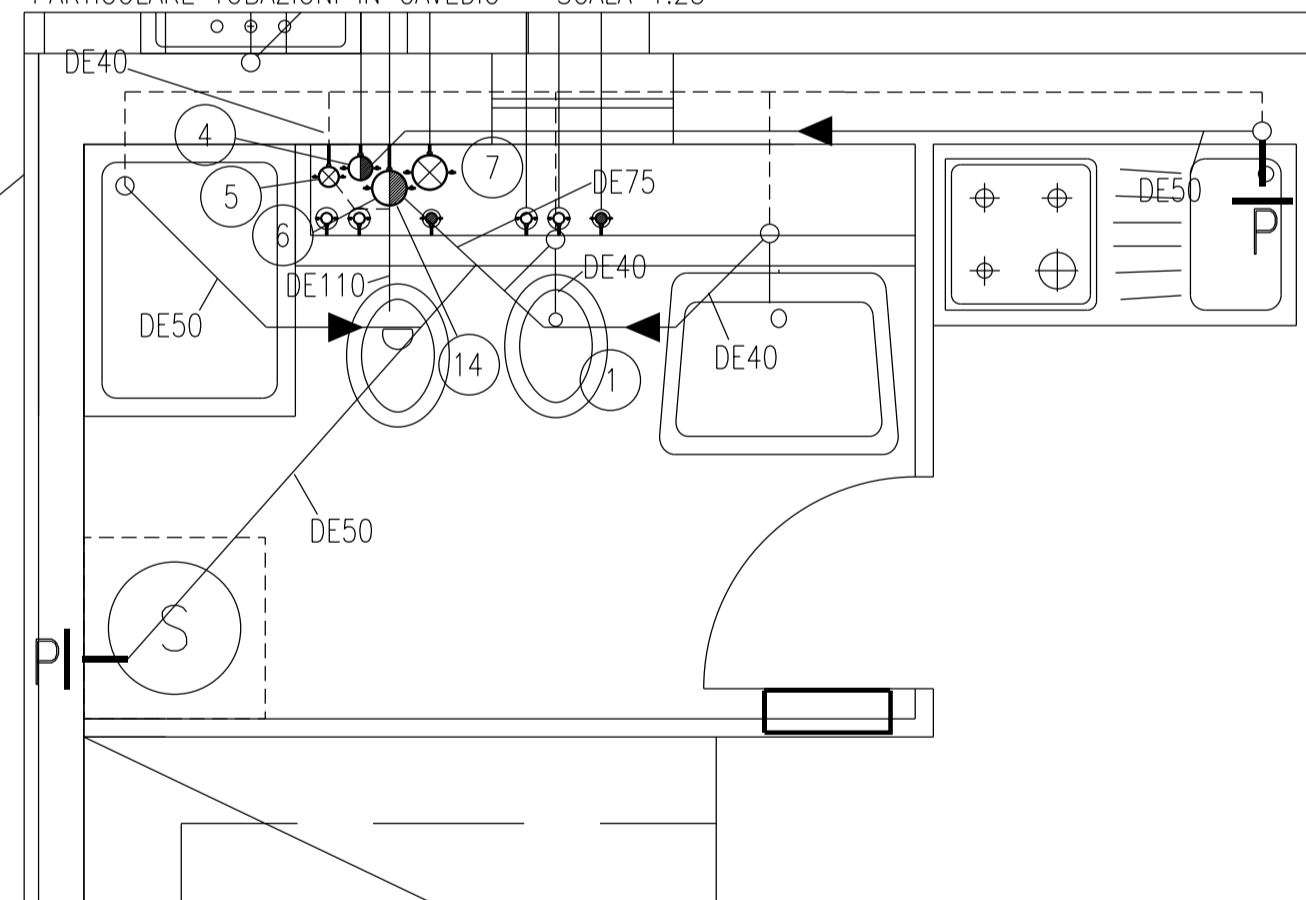



LEGENDA IMPIANTO SCARICHI

	TUBAZIONE DI SCARICO ACQUE NERE IN PEAD TIPO GEBERIT O SIMILARE		TUBAZIONE DI VENTILAZIONE IN PEAD TIPO GEBERIT O SIMILARE		COLONNA DI SFIATO PER VASCA DI TRATTAMENTO BIOLOGICO IN PEAD TIPO GEBERIT O SIMILARE		COLONNA DI SCARICO E VENTILAZIONE PRIMARIA ACQUE DI CUCINA IN PEAD TIPO GEBERIT O SIMILARE
	TUBAZIONE DI SCARICO ACQUE DI CUCINA IN PEAD TIPO GEBERIT O SIMILARE		COLONNA DI VENTILAZIONE SECONDARIA IN PEAD TIPO GEBERIT O SIMILARE		COLONNA DI SCARICO E VENTILAZIONE PRIMARIA ACQUE NERE IN PEAD TIPO GEBERIT O SIMILARE		PREDISPOSIZIONE PER SCARICO

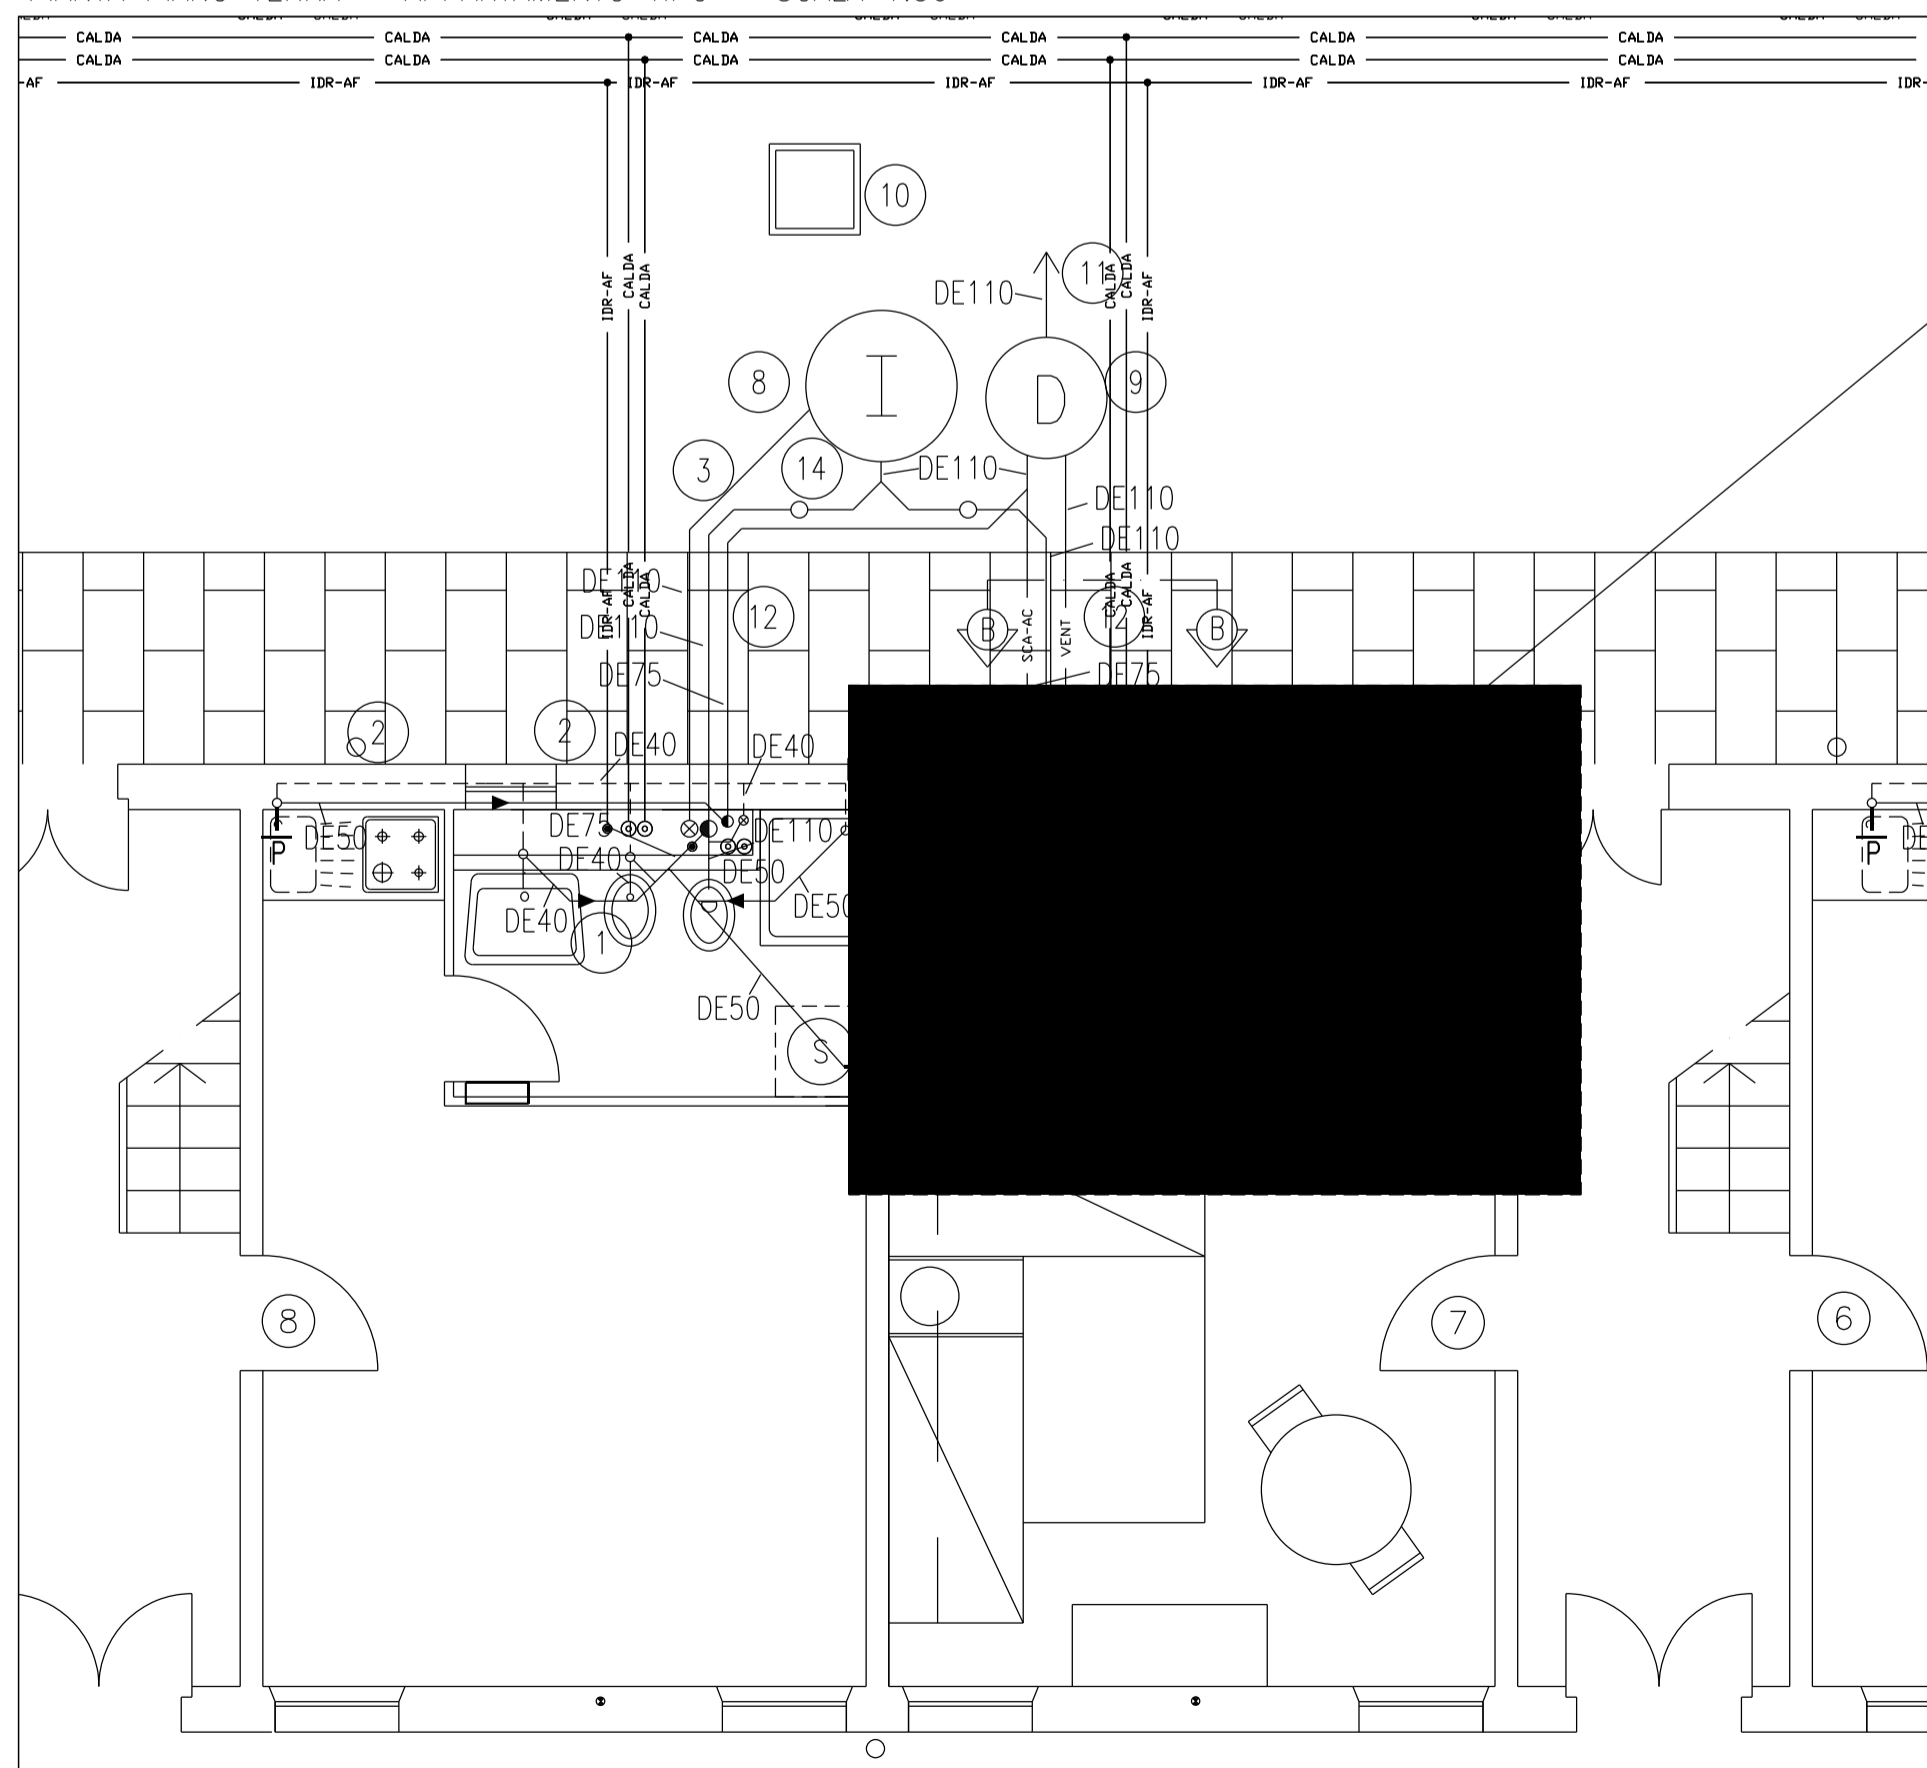


COMMENTI IMPIANTO SCARICHI


- 1 TUBAZIONI POSATE SOTTO PAVIMENTO, PENDENZA >1%
- 2 TUBAZIONI INCASSATE A PARETE O POSATE NEL CAVEDIO TECNICO, PENDENZA >1% (ESCLUSE VENTILAZIONI)
- 3 TUBAZIONE POSATA INTERRATA, PENDENZA >1% (ESCLUSE VENTILAZIONI)
- 4 COLONNA DI SCARICO E VENTILAZIONE PRIMARIA ACQUE DI CUCINA DE75, POSATA IN CAVEDIO O SOTTOTRACCIA A PARETE
- 5 COLONNA DI VENTILAZIONE SECONDARIA DE63, POSATA IN CAVEDIO O SOTTOTRACCIA A PARETE
- 6 COLONNA DI SCARICO E VENTILAZIONE PRIMARIA ACQUE NERE DE110, POSATA IN CAVEDIO O SOTTOTRACCIA A PARETE
- 7 COLONNA DI VENTILAZIONE VASCA, POSATA IN CAVEDIO O SOTTOTRACCIA A PARETE
- 8 VASCA BIOLOGICA ESISTENTE
- 9 DEGRASSATORE INTERRATO: CAPACITA' UTILE 330l (N.6 AB.EQ.)-DIAM.80cm-ALTEZZA 105cm-PESO 485kg
- 10 POZZETTO ESISTENTE
- 11 COLLEGAMENTO ALLA RETE DI SCARICO ACQUE USATE ESISTENTE A VALLE DELLE VASCHE BIOLOGICHE
- 12 TUBAZIONI POSATE SOTTO PAVIMENTAZIONE ESTERNA, PENDENZA >1%-ESCLUSE VENTILAZIONI (TAGLIO E RIPRISTINO PAVIMENTAZIONE: OPERE EDILI)
- 13 TUBAZIONE IN PVC DE 125 PER ESALAZIONE CAPPE CUCINA, RACCORDATA ALLA PARETE ESTERNA IN CORRISPONDENZA DEL MATTONI ESISTENTE DOTATO DI FORI PASSANTI (POSIZIONE DA VERIFICARE IN CORSO D'OPERA)
- 14 TAPPO DI ISPEZIONE ACCESSIBILE ALLA BASE DELLA COLONNA, POSIZIONATO ALL'ESTERNO DEL FABBRICATO

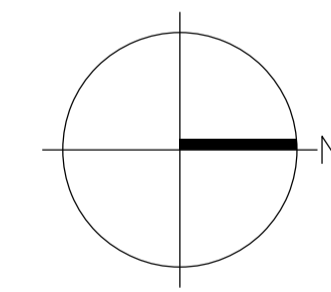



GRAPHIC SCALE 1 : 25

 

GRAPHIC SCALE 1 : 50

 

GRAPHIC SCALE 1 : 100

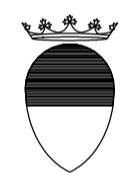 

COMUNE DI FERRARA
SETTORE REALIZZAZIONE E MANUTENZIONE OPERE PUBBLICHE
Servizio Beni Monumentali

CASA DELLE VEDOVE
Intervento di restauro

TAV. AS-BUILT 344T-SCA-01	ELABORATO: Pianta piano terra Impianto scarichi acque nere e di cucina	SCALA 1: 25 1: 50 1: 100	DATA NOVEMBRE 2006
------------------------------	---	-----------------------------------	--------------------------

PROGETTISTA
Arch. Nataschia FRASSON
Ing. Vito ZUCCHINI (verifiche strutturali)

COLLABORATORI
Geom. Alessandro CHECCHI
Dis. Davide COSTA

PROGETTISTA IMPIANTI
SIEVER
SIEVER Studio Tecnico
Associato
Via Grillenzoni 25 - 44100
Ferrara
tel 0532 769591 fax 0532
788733
www.siever.it

IL DIRIGENTE DI SETTORE
Ing. Fulvio ROSSI

IL RESPONSABILE
DEL PROCEDIMENTO
Arch. Nataschia FRASSON

IMPRESA ESECUTRICE: **Ditta Frozzi Cav. Acchini S.r.l.** Sede: Via Voltapaletto 32 - 44100 Ferrara
Impianti tecnologici ed elettrici Tel. 0532 207152 Fax. 0532 249890
Impianti grandi cucine comunità P.IVA : 00454530387 email - frozzi@tin.it