



PIANTA PIANO PRIMO – SCALA 1:100

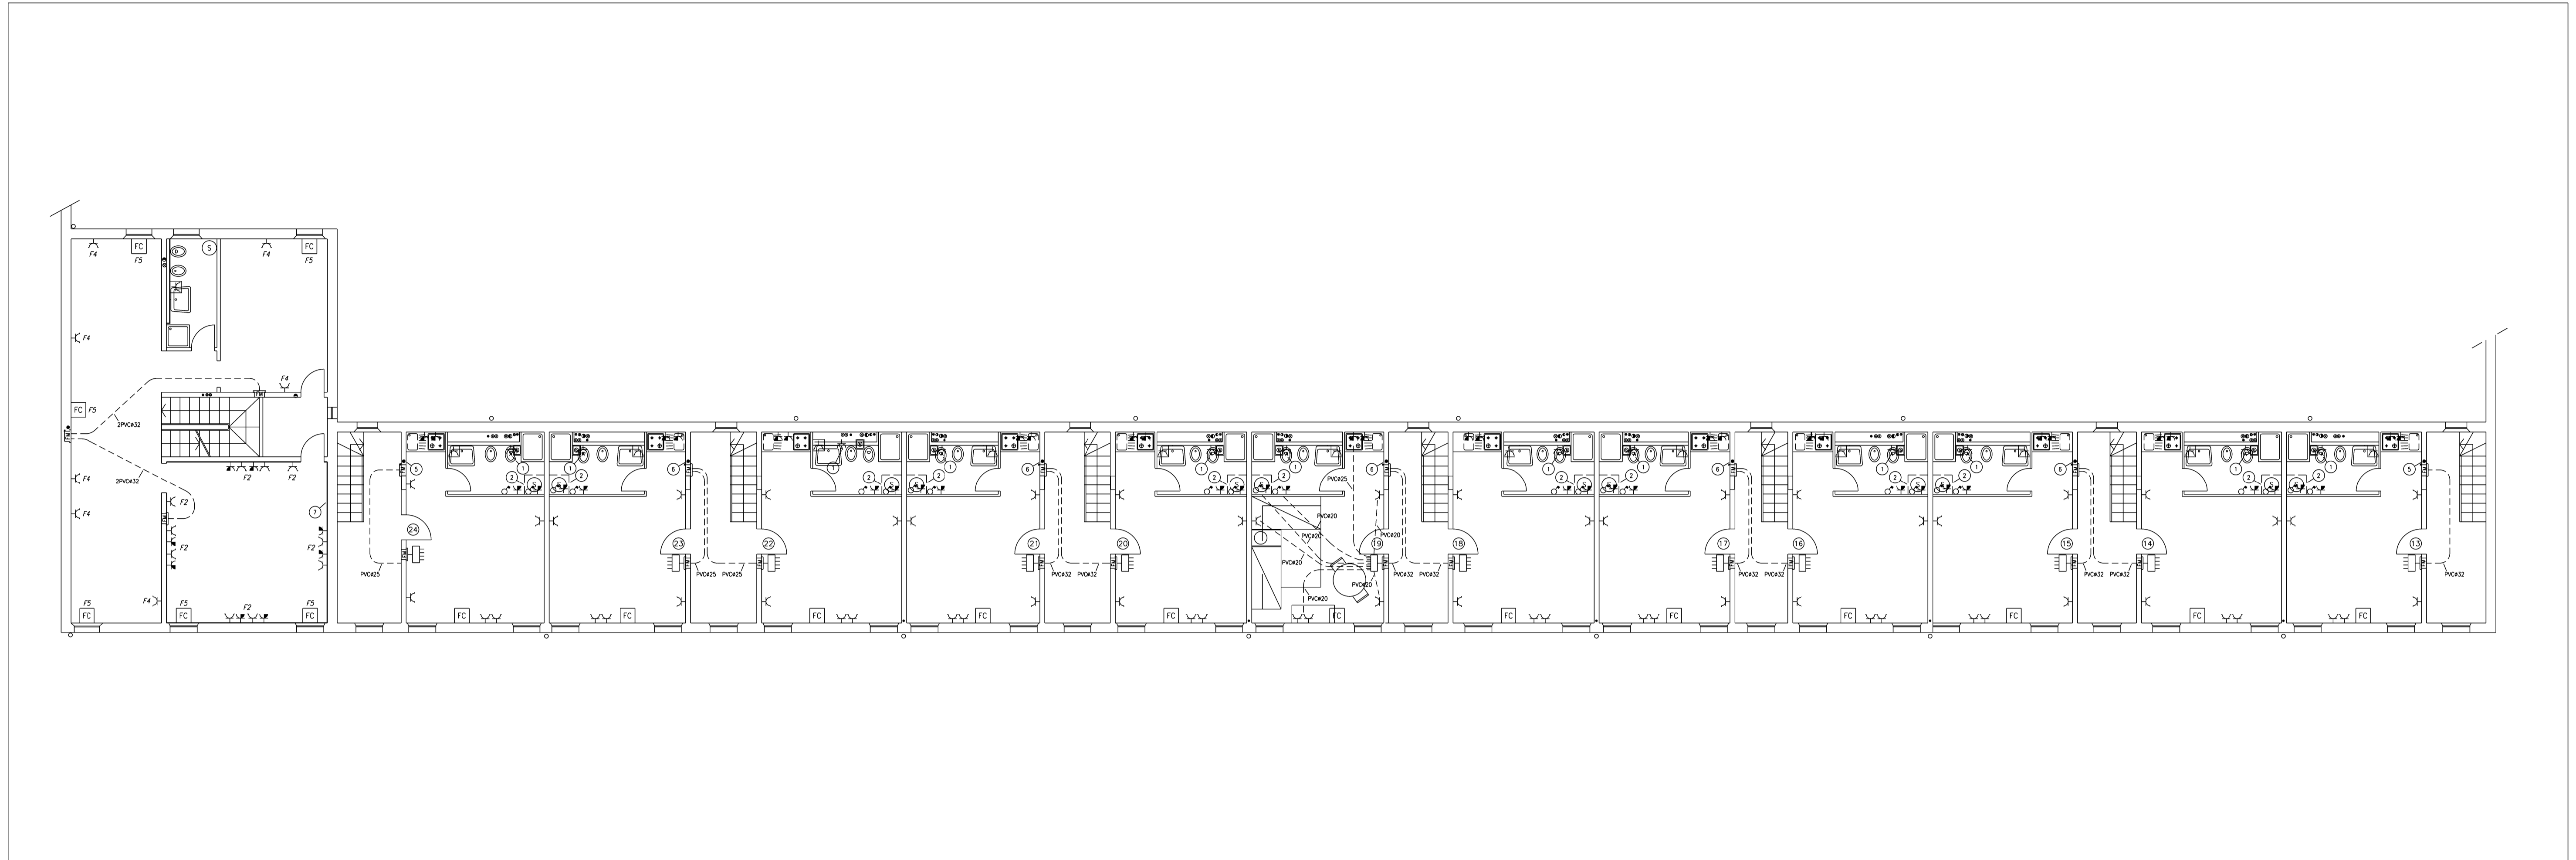



PIANTA PIANO PRIMO – APPARTAMENTO TIPO – SCALA 1:50

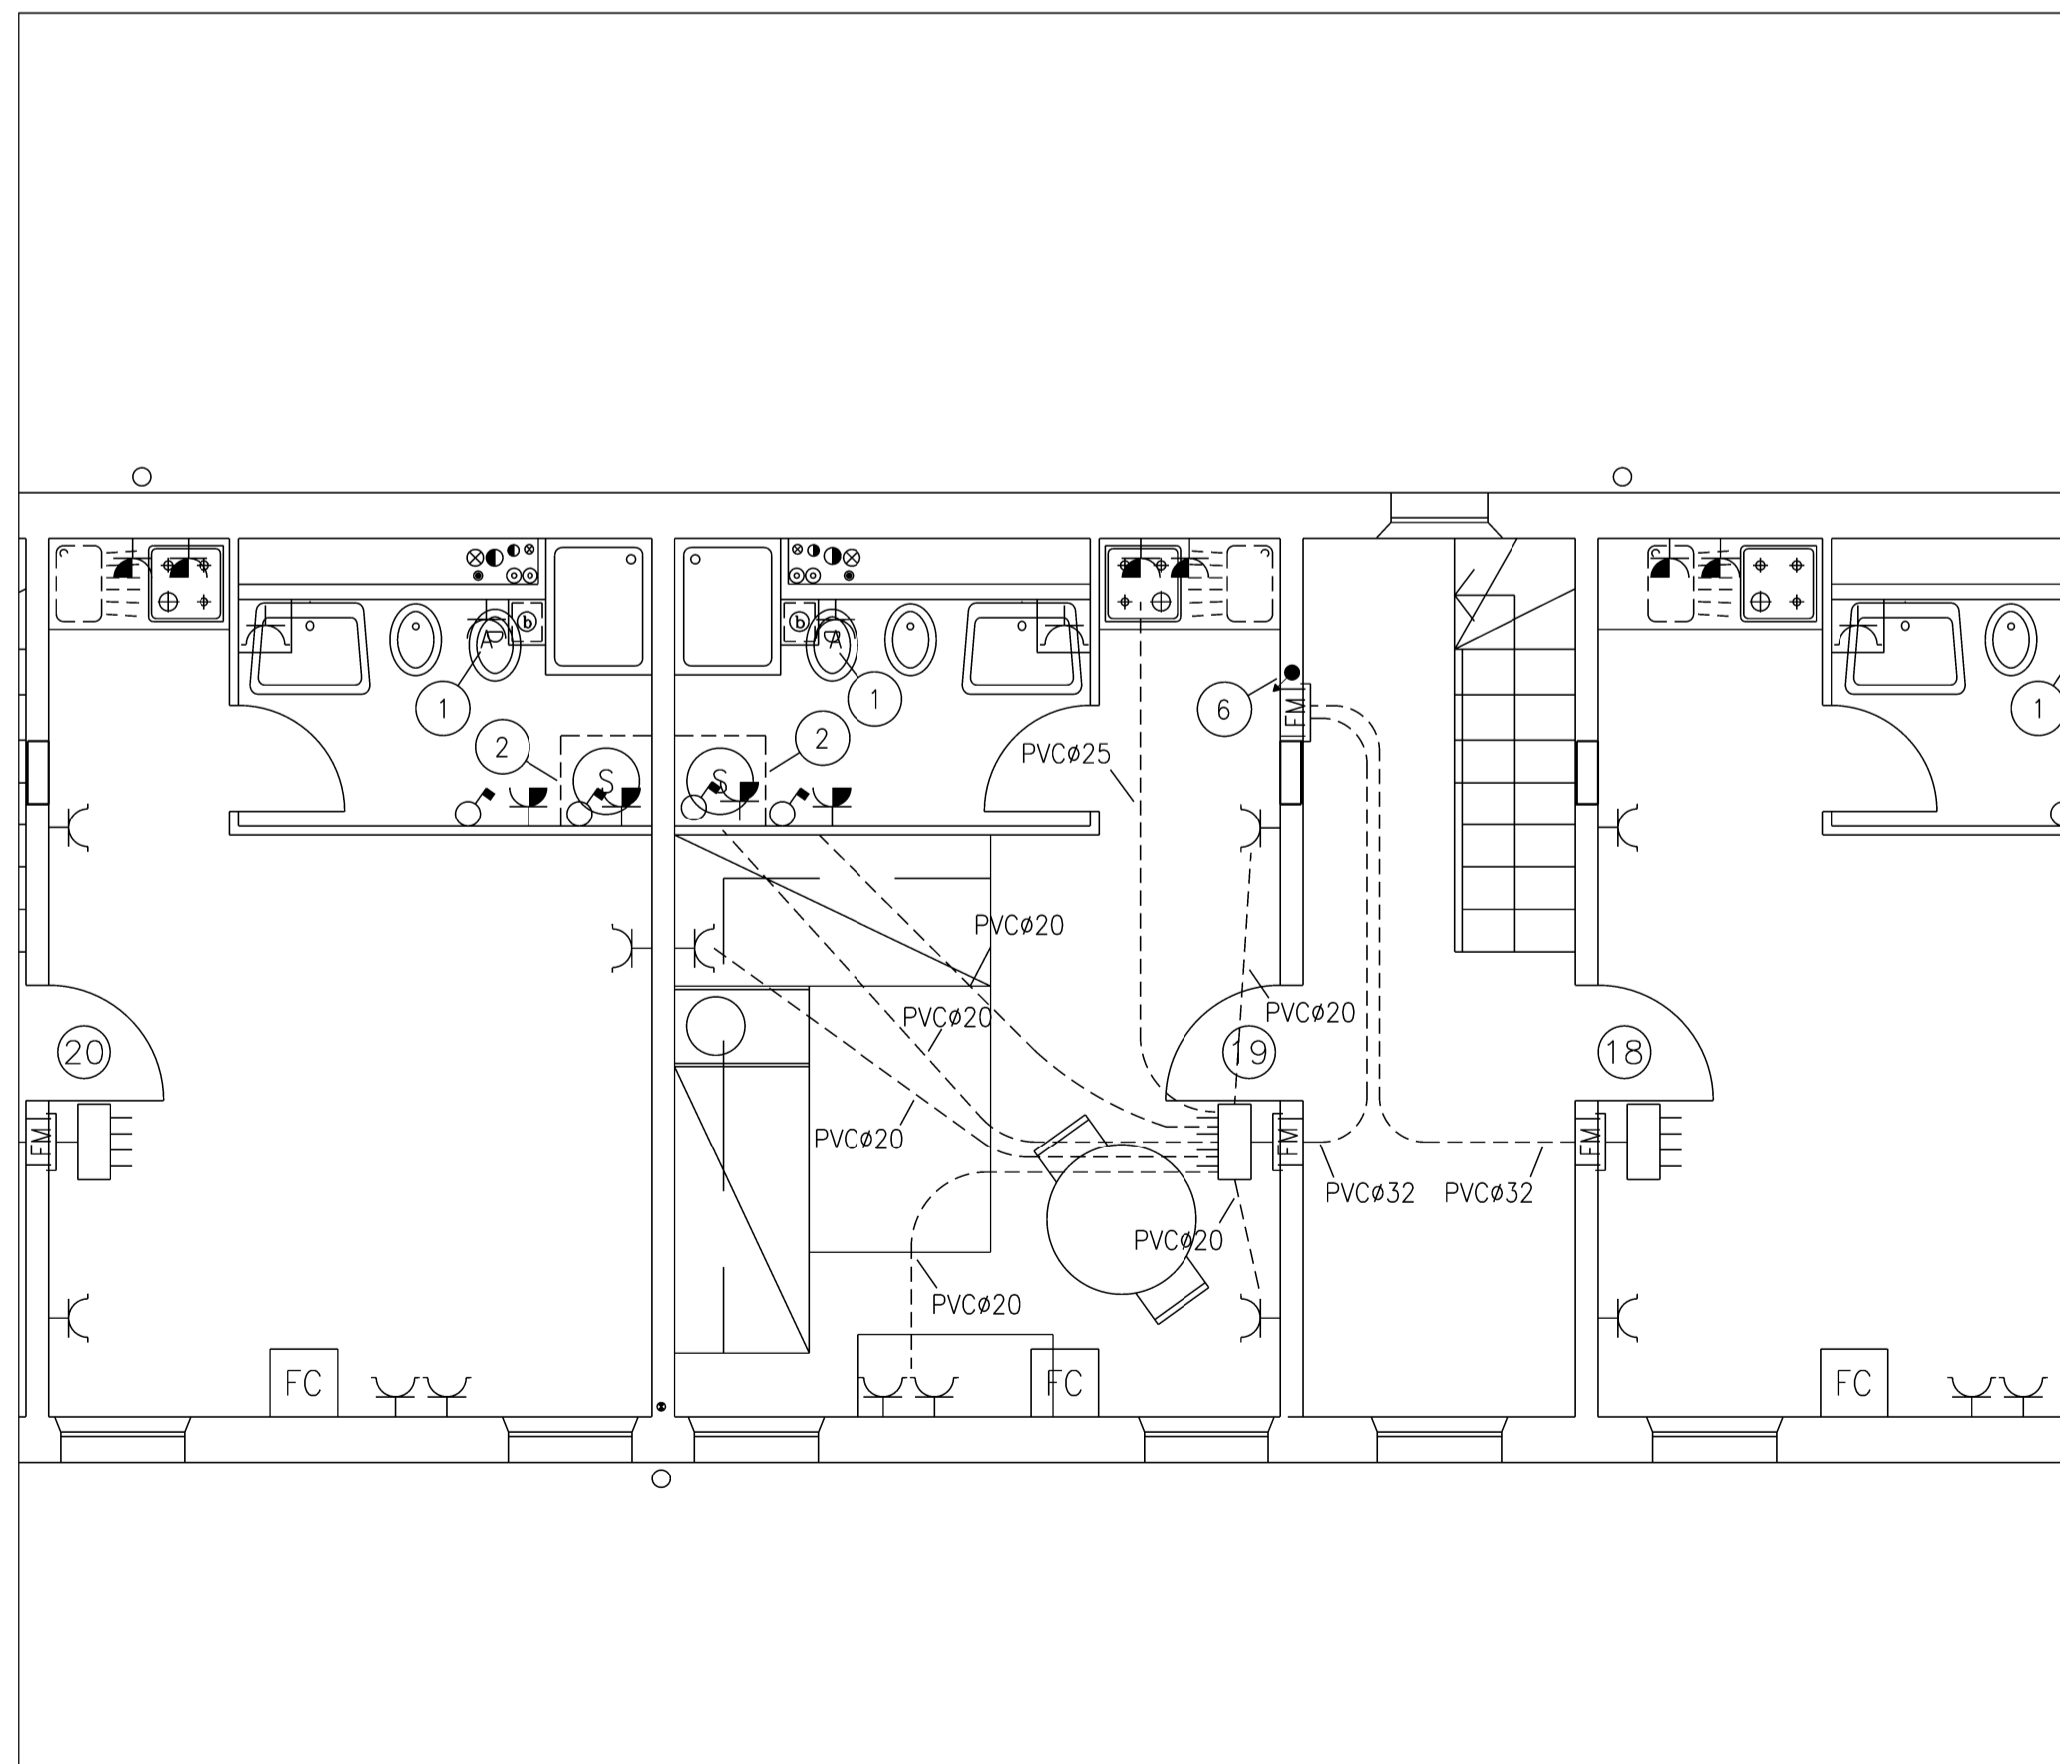

COMMENTI IMPIANTO FORZA MOTRICE

PER LEGENDA SIMBOLI VEDI TAVOLA 344E-LEG-E

- ① PUNTO ALIMENTAZIONE ASPIRATORE CON RELE' TEMPORIZZATO
- ② PRESA PER LAVATRICE
- ⑤ RISALITA IMPIANTI LUCE/FM DAL PIANO SOTTOSTANTE N°3 PVCø32
- ⑥ RISALITA IMPIANTI LUCE/FM DAL PIANO SOTTOSTANTE N°4 PVCø32
- ⑦ CANALE IN PVC A BATTISCOPA DIM. 80x20mm A DUE SCOMPARTI
- ⑩ PER I DIAMETRI DELLE TUBAZIONI SOTTOTRACCIA, DOVE NON SPECIFICATO TRATTASI DI TUBAZIONE IN PVC ø20

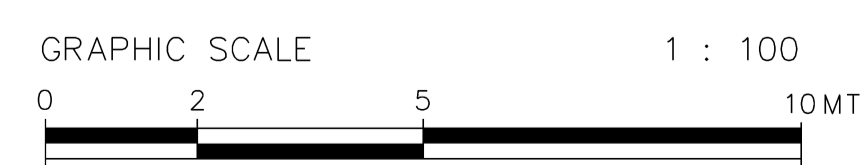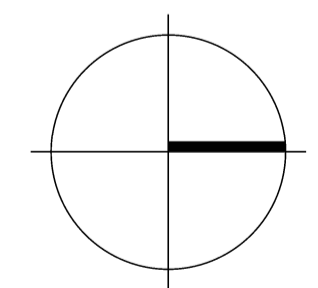

**COMUNE DI FERRARA**  
 SETTORE REALIZZAZIONE E MANUTENZIONE OPERE PUBBLICHE  
 Servizio Beni Monumentali

**CASA DELLE VEDOVE**  
 Intervento di restauro

TAV. AS-BUILT 344E-FM-02	ELABORATO: Pianta piano primo. Impianto forza motrice	SCALA 1: 50 1: 100	DATA NOVEMBRE 2006
-----------------------------	---	--------------------------	--------------------------

PROGETTISTA  
 Arch. Natascia FRASSON  
 Ing. Vito ZUCCHINI (verifiche strutturali)

COLLABORATORI  
 Geom. Alessandro CHECCHI  
 Dis. Davide COSTA

PROGETTISTA IMPIANTI  
  
 SIEVER Studio Tecnico  
 Associato  
 Via Grillenzoni 25 - 44100  
 Ferrara  
 tel 0532 769591 fax 0532  
 788733  
 www.siever.it

IL DIRIGENTE DI SETTORE  
 Ing. Fulvio ROSSI

IL RESPONSABILE  
 DEL PROCEDIMENTO  
 Arch. Natascia FRASSON

IMPRESA ESECUTRICE: **Ditta Frozzi Cav. Acervo S.r.l.** Sede: Via Voltapaletto 32 - 44100 Ferrara  
 Impianti tecnologici ed elettrici Tel. 0532 207152 Fax. 0532 249890  
 Impianti grandi cucine comunità P.IVA :00454530387 email - frozz@tin.it